
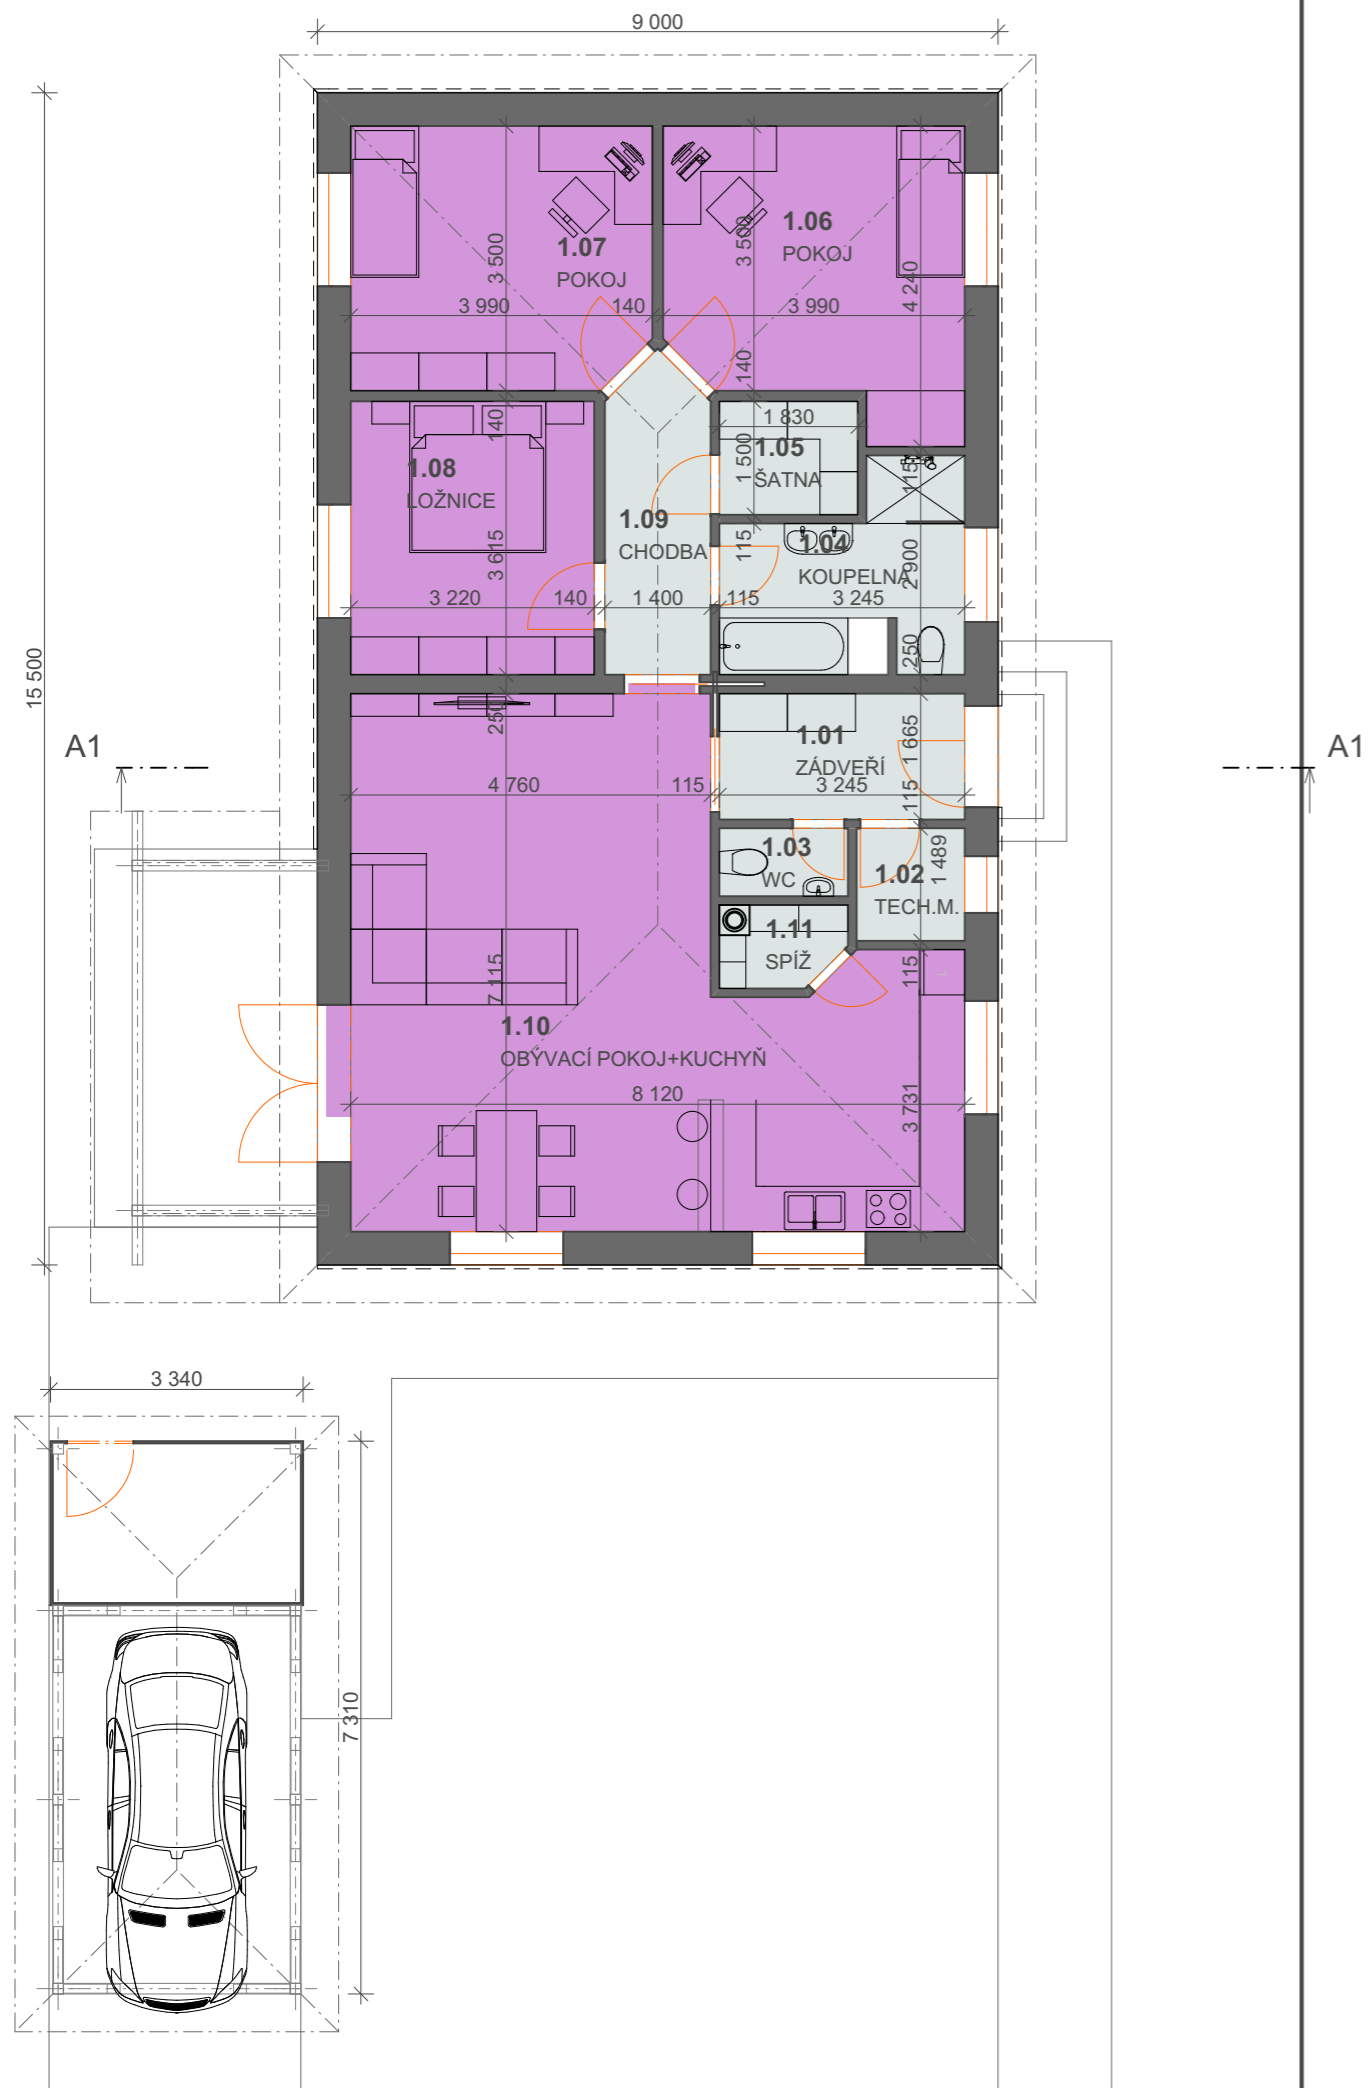


Půdorys 1.NP 1:100

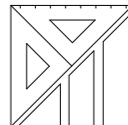

Tabulka místností 1.NP

Č.	Název místnosti	Plocha (m2)	Náslapná vrstva
1.01	ZÁDVEŘÍ	5,40	KERAMICKÁ DLAŽBA
1.02	TECH.M.	2,13	KERAMICKÁ DLAŽBA
1.03	WC	1,53	KERAMICKÁ DLAŽBA
1.04	KOUPELNA	7,18	KERAMICKÁ DLAŽBA
1.05	ŠATNA	2,75	DŘEVĚNÁ PLOVOUCÍ
1.06	POKOJ	14,69	DŘEVĚNÁ PLOVOUCÍ
1.07	POKOJ	13,73	DŘEVĚNÁ PLOVOUCÍ
1.08	LOŽNICE	11,64	DŘEVĚNÁ PLOVOUCÍ
1.09	CHODBA	5,55	DŘEVĚNÁ PLOVOUCÍ
1.10	OBÝVACÍ POKOJ+KUCHYŇ	46,18	DŘEVĚNÁ PLOVOUCÍ
1.11	SPIŽ	1,72	DŘEVĚNÁ PLOVOUCÍ
		112,50 m²	

KRESLIL Petr Janec	VYPRACOVAL Petr Janec	ZODP.PROJEKTANT Ing. Vladimír Niče	 Ing. Vladimír Niče - autorizovaný inženýr PROJEKTY POZEMNÍCH STAVEB 3D VIZUALIZACE INŽENÝRSKÁ ČINNOST
MÍSTO STAVBY: k.ú. Rapotín p.č. 2675/11			
KRAJ: Olomoucký			787 01 Šumperk, Fialova 3, 583 217 195
INVESTOR: Janaszová Zuzana, J. z Poděbrad 33, Šumperk			FORMÁT -
AKCE: Novostavbu RD v obci Rapotín, parc.č. 2675/11			DATUM 15.11.2016
OZN.VÝKR.: PŮDORYS 1.NP			ZAKÁZKA ČÍSLO ČÁST Výkresová
			STUPEŇ Studie
			MĚŘÍTKO 1:100 ČÍS.VÝKR.: S.2