
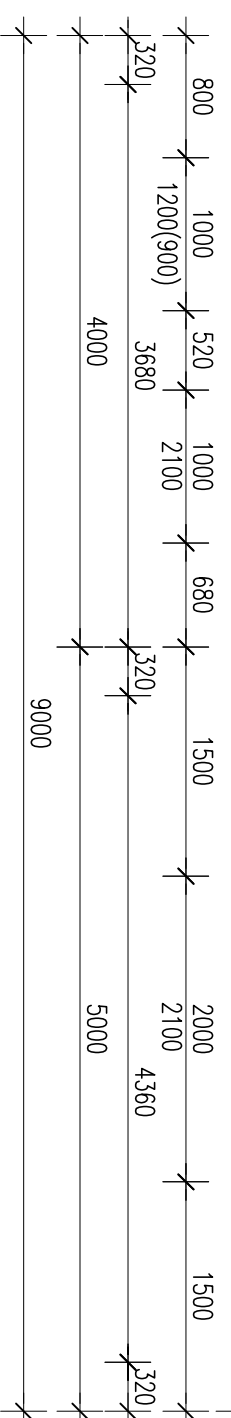
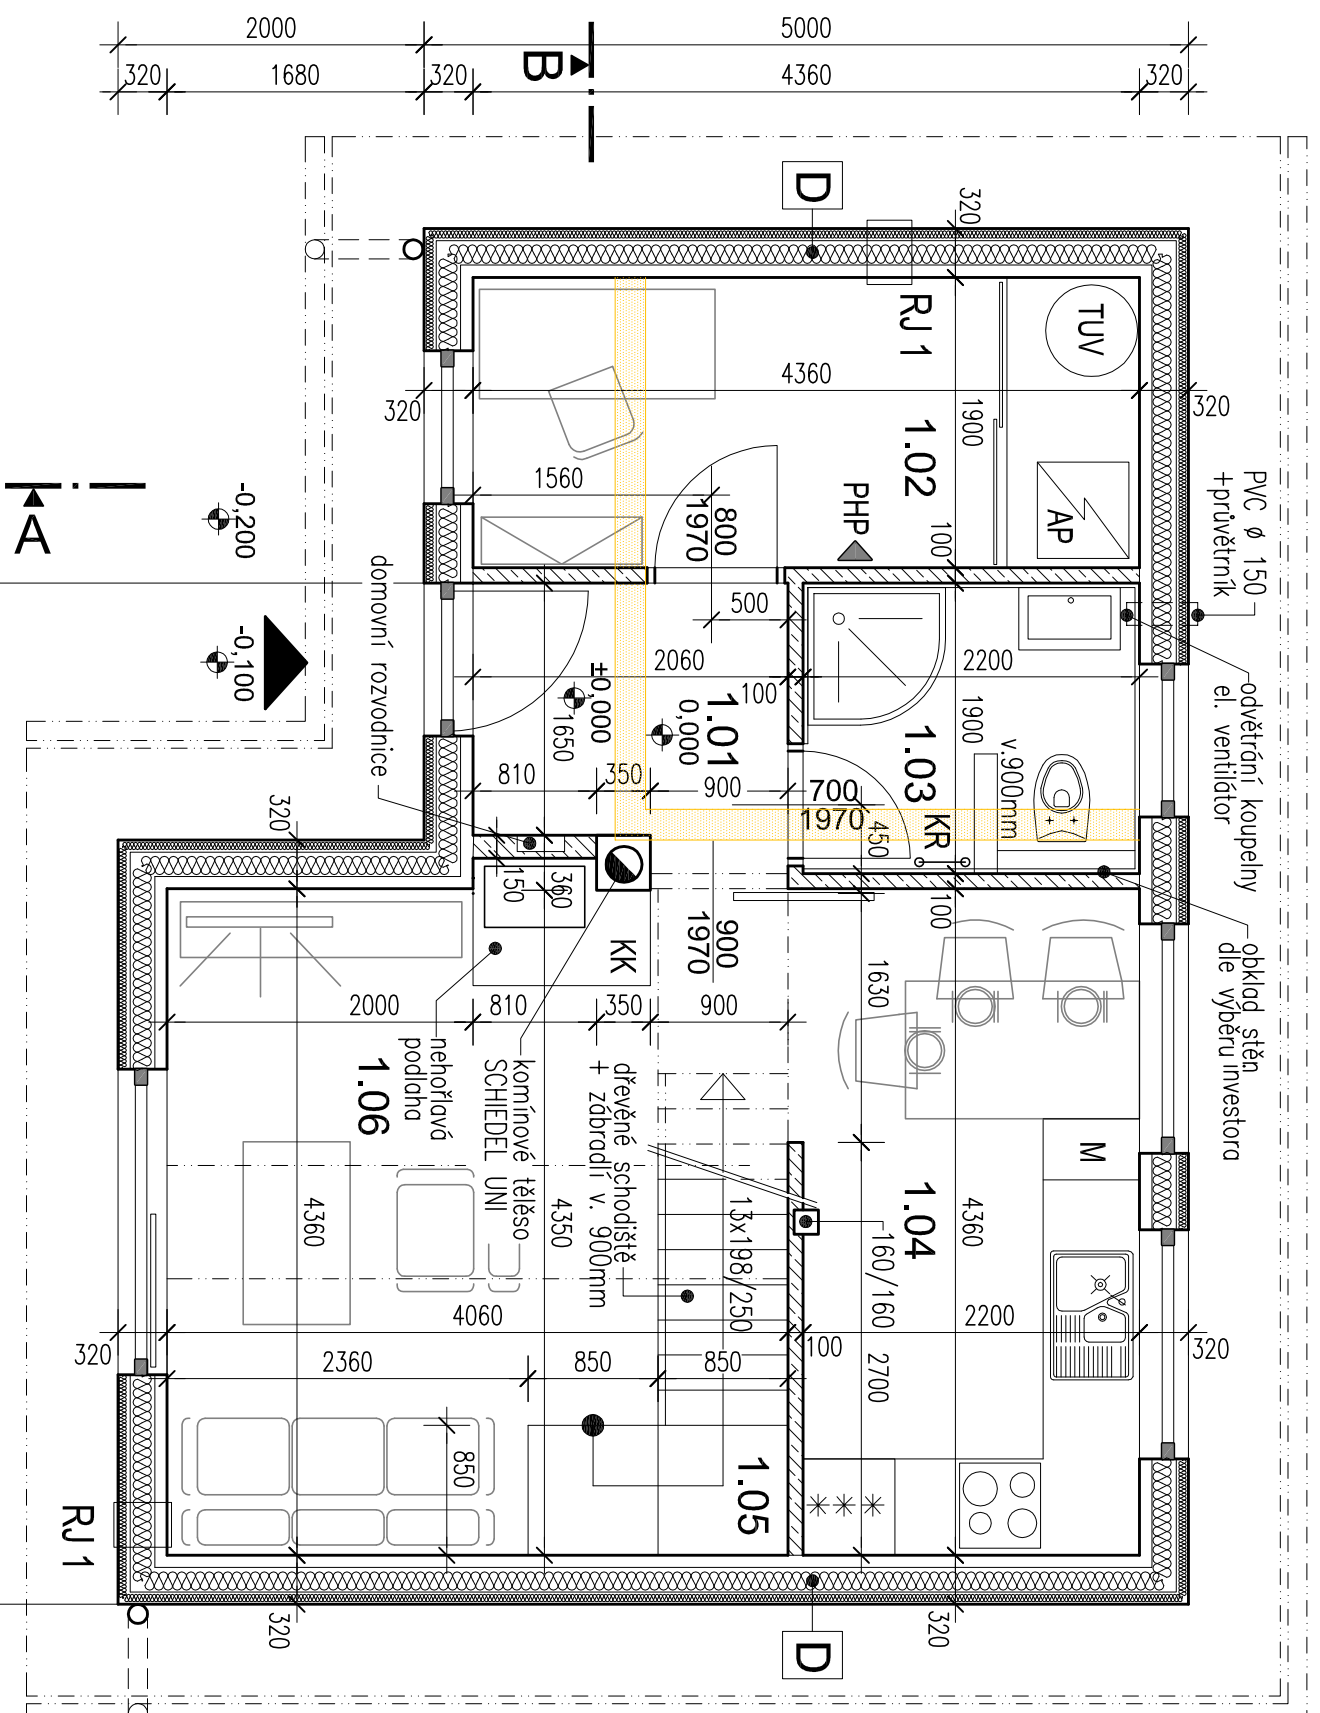


PŮDORYS PŘÍZEMÍ

1:50

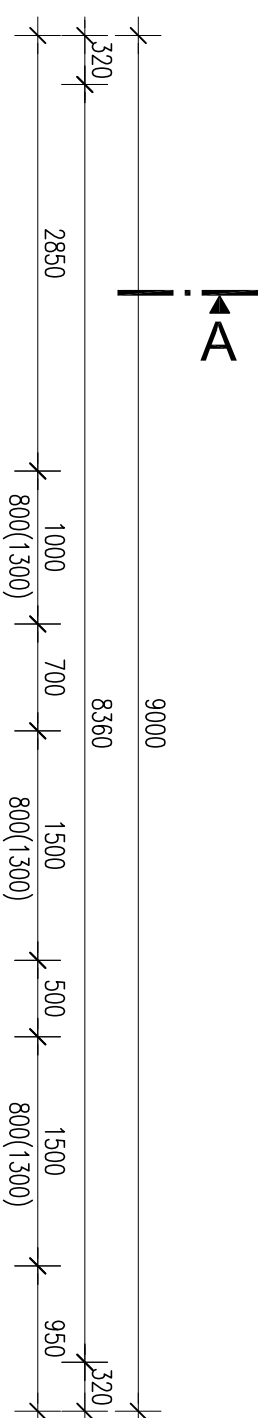

LEGENDA MÍSTNOSTÍ

Ozn.	Název místnosti	Plocha	Podlaha
1.01	Zá dveří	3,65	vinylová podlaha
1.02	Koupelna + WC	4,25	keramická dlažba
1.03	Pracovna	8,15	vinylová podlaha
1.04	Kuchyně	9,60	vinylová podlaha
1.05	Schodiště do podkrovní	3,40	dřevěné
1.06	Obývací pokoj	15,60	vinylová podlaha

LEGENDA MATERIÁLU

- zdivo a konstrukce stávající
- zdivo a konstrukce bourané
- sendvičová obvodová konstrukce
- vnitřní příčky SDK
- tepelná izolace

POZNÁMKA:

- KK krbová kamna JOTUL F8TD výkon 8 kW
- TUV zásobník TUV THERM 100/S
- RJ lokální rekuperační jednotka Vario Vent Duo
- PHP přenosný hasicí přístroj s hasicí schopností min. 34A
- KR koupelnový radiátor

- všechny dřevěné prvky budou opatřeny ochranným nátěrem zabraňujícím napadení dřeva dřevokazným hmyzem a houbami - LIGNOFIX

T-PROJEKT

RENATA TŮMOVÁ, RIEGROVA 653, 413 01 ROUDNICE N.L.

INVESTOR: Aleš NOSEK, Stračenská 615, 411 08 ŠTĚTÍ
Eliška NOSKOVÁ, Stračenská 615, 411 08 ŠTĚTÍ

STAVBA: STAVEBNÍ ÚPRAVY, PŘÍSTAVBA A NÁSTAVBA
REKREAČNÍ CHATY č.ev. 963
k.ú. ŠTĚTÍ I

OBEC: ŠTĚTÍ/565709/ | k.ú. ŠTĚTÍ I/763691/ | Č.P. 1032/3, 1032/9 | MĚŘÍTKO 1:50

ČÁST DOKUMENTACE: D.1.1 ARCHITECTONICKO - STAVEBNÍ ŘEŠENÍ | Č.KOPIE | ČÁST | Č.PŘÍL.

PŘÍLOHA: PŮDORYS PŘÍZEMÍ

D.1.1.b 04

PROJEKTANT VYPRACOVAL
Ing. M.TŮMA R. TŮMOVÁ

DRUH DOKUM. DSP
POČET FORM. 2 A4
DATUM 09/2016