


SITUACE 1.NP/1

1:100


- 1 zádveř
- 2 pracovna
- 3 chodba
- 4 koupelna
- 5 šatna
- 6 ložnice
- 7 pokoj
- 8 pokoj
- 9 WC
- 10 obývací pokoj
- 11 kuchyně
- 12 spíž
- 13 komora
- 14 technická místnost
- 15 garáž
- 16 zpevněná plocha

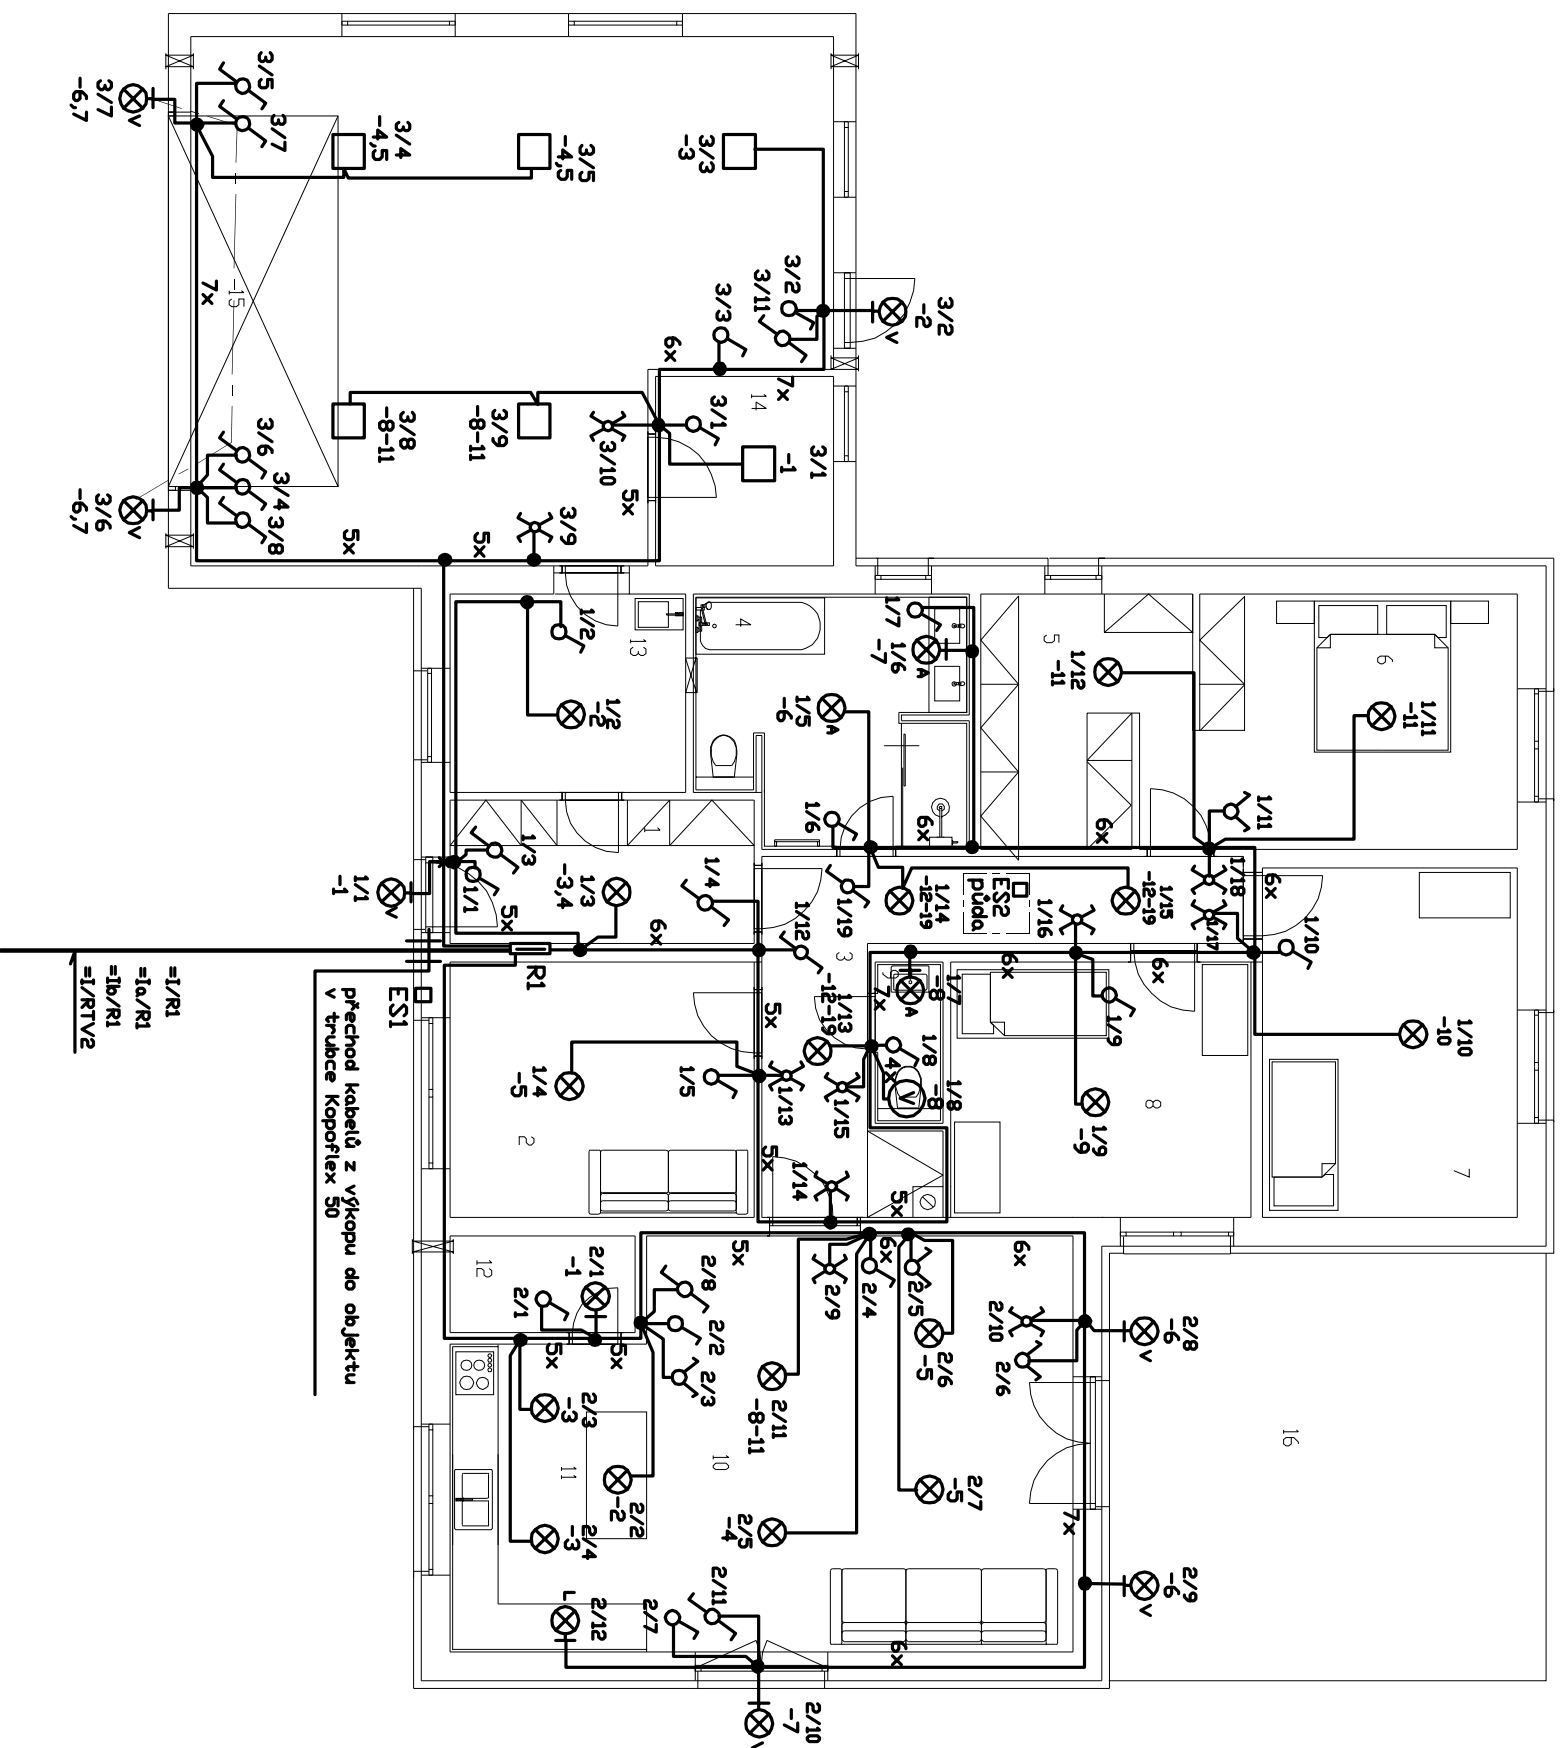

vně objektu
kabely ve výkopu

ES1
přechod kabelů z výkopu do objektu
v trubce Koproflex 50

=1/R1
=1a/R1
=1b/R1
=1/RTV2

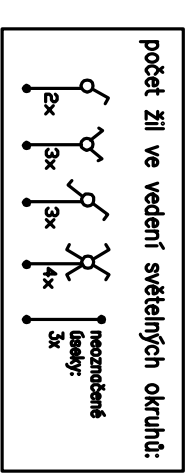

PROJEKT:
PŘÍLOHA: 0

Elektro
E4.Situace
měřítko: 1:100

list: 4

list: 1