


SITUACE 1.NP/2

1:100

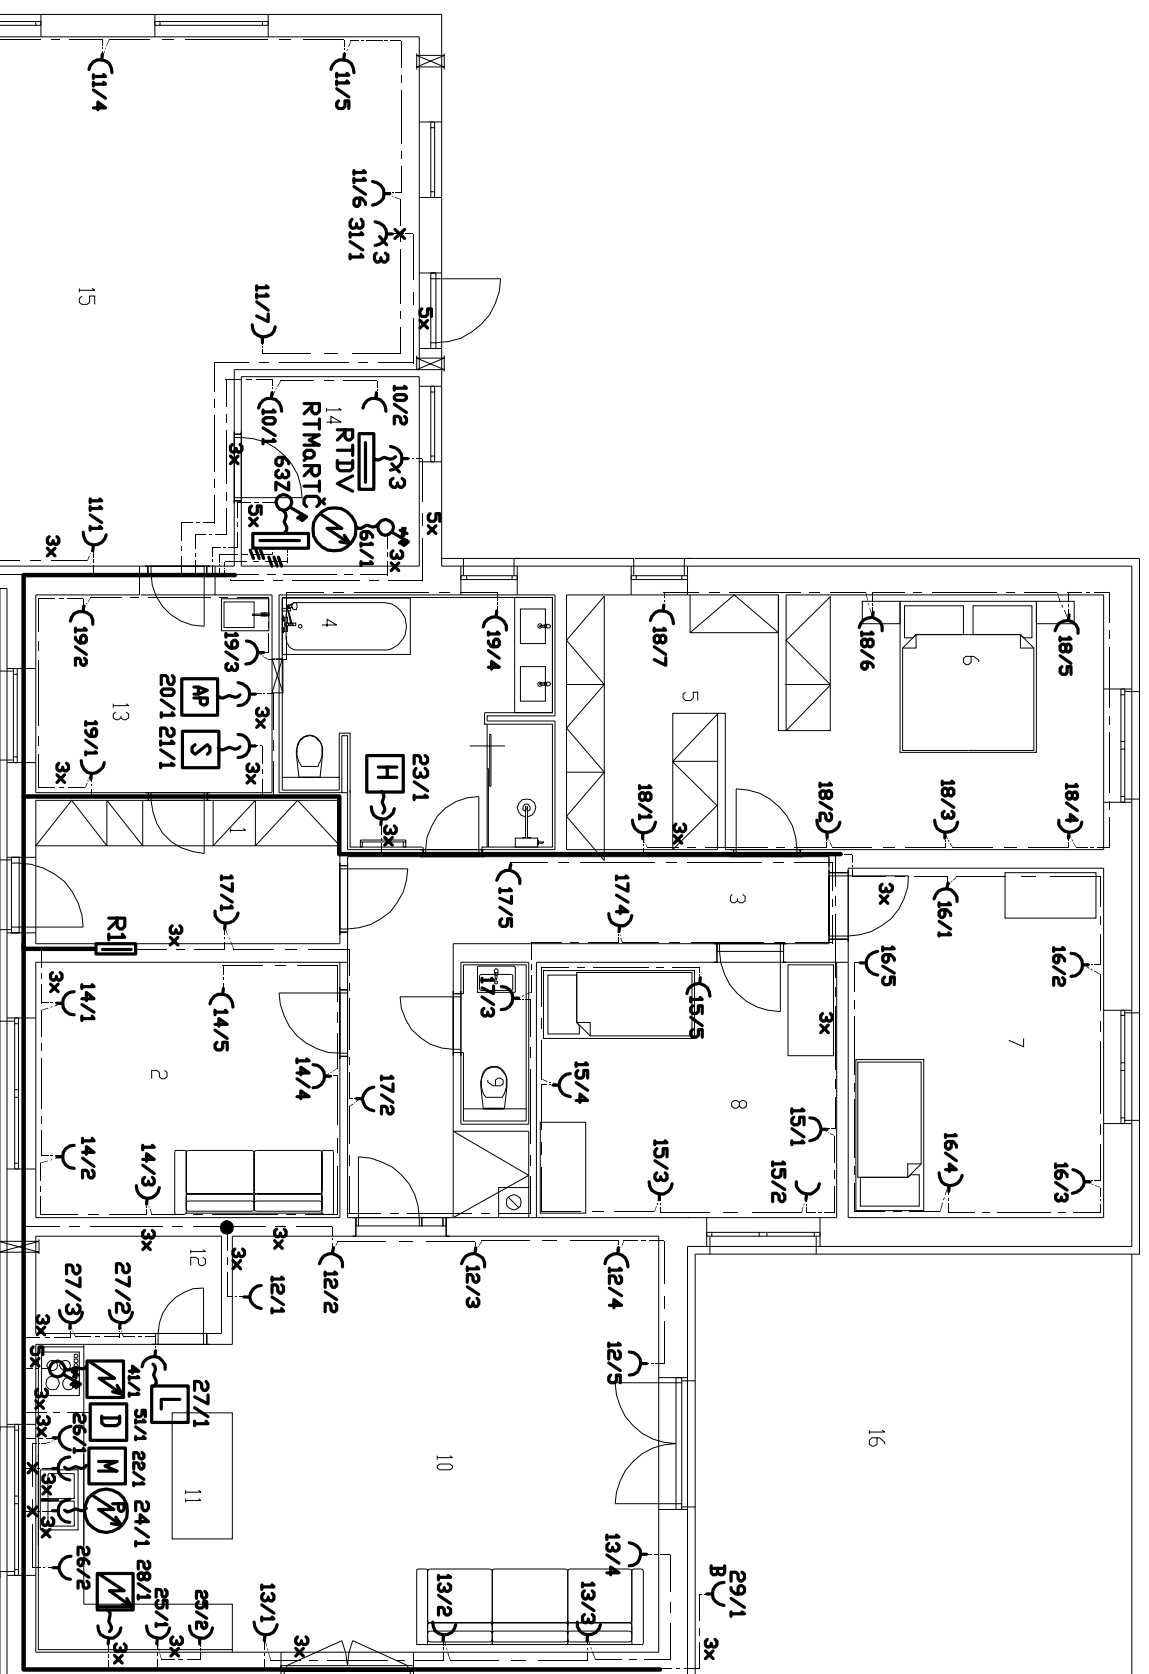

- 1 zádveří
- 2 pracovna
- 3 chodba
- 4 koupelna
- 5 žatna
- 6 ložnice
- 7 pokoj
- 8 pokoj
- 9 WC
- 10 obývací pokoj
- 11 kuchyně
- 12 spíž
- 13 komora
- 14 technická místnost
- 15 garáž
- 16 zpevněná plocha

PROJEKT:
PŘÍLOHA:
0

Elektro
E4.Situace
měřítko: 1:100

listů: 4

list: 2