
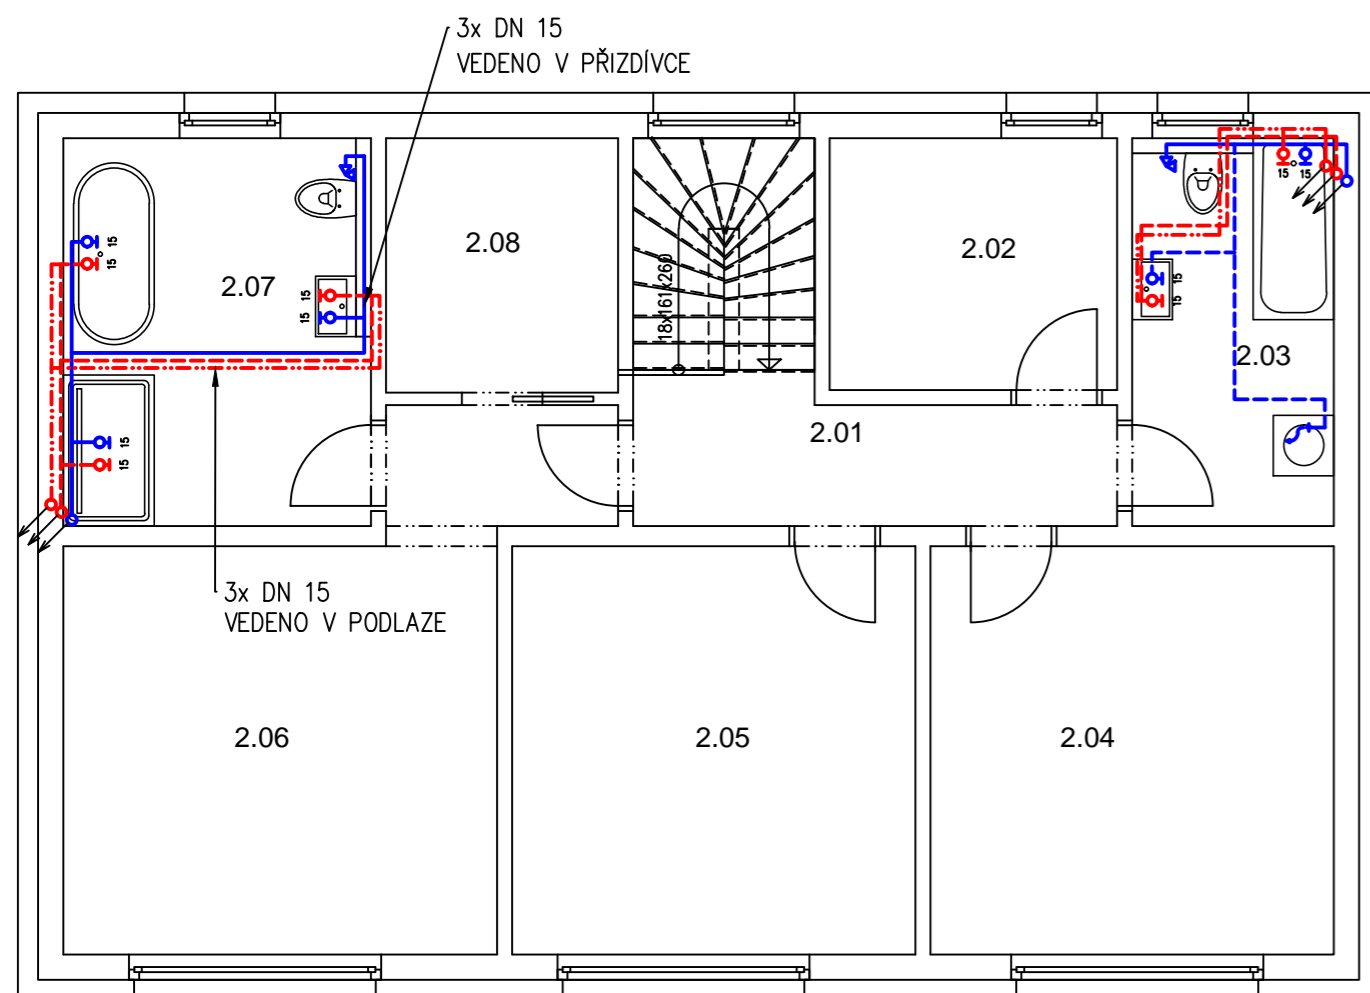


TABULKA MÍSTNOSTÍ – 1.NP		
OZNAČENÍ	POPIS MÍSTNOSTI	PLOCHA (m ²)
1.01	ZÁDVEŘÍ	4,1
1.02	SCHODIŠŤOVÁ CHODBA	9,1
1.03	KOUPELNA	7,6
1.04	POKOJ PRO HOSTY	14,2
1.05	OBÝVACÍ P. S JÍDELNOU	36,2
1.06	KUCHYŇ	14,4
1.07	SPIŽ	3,8
1.08	TECHNICKÁ MÍSTNOST	4,3

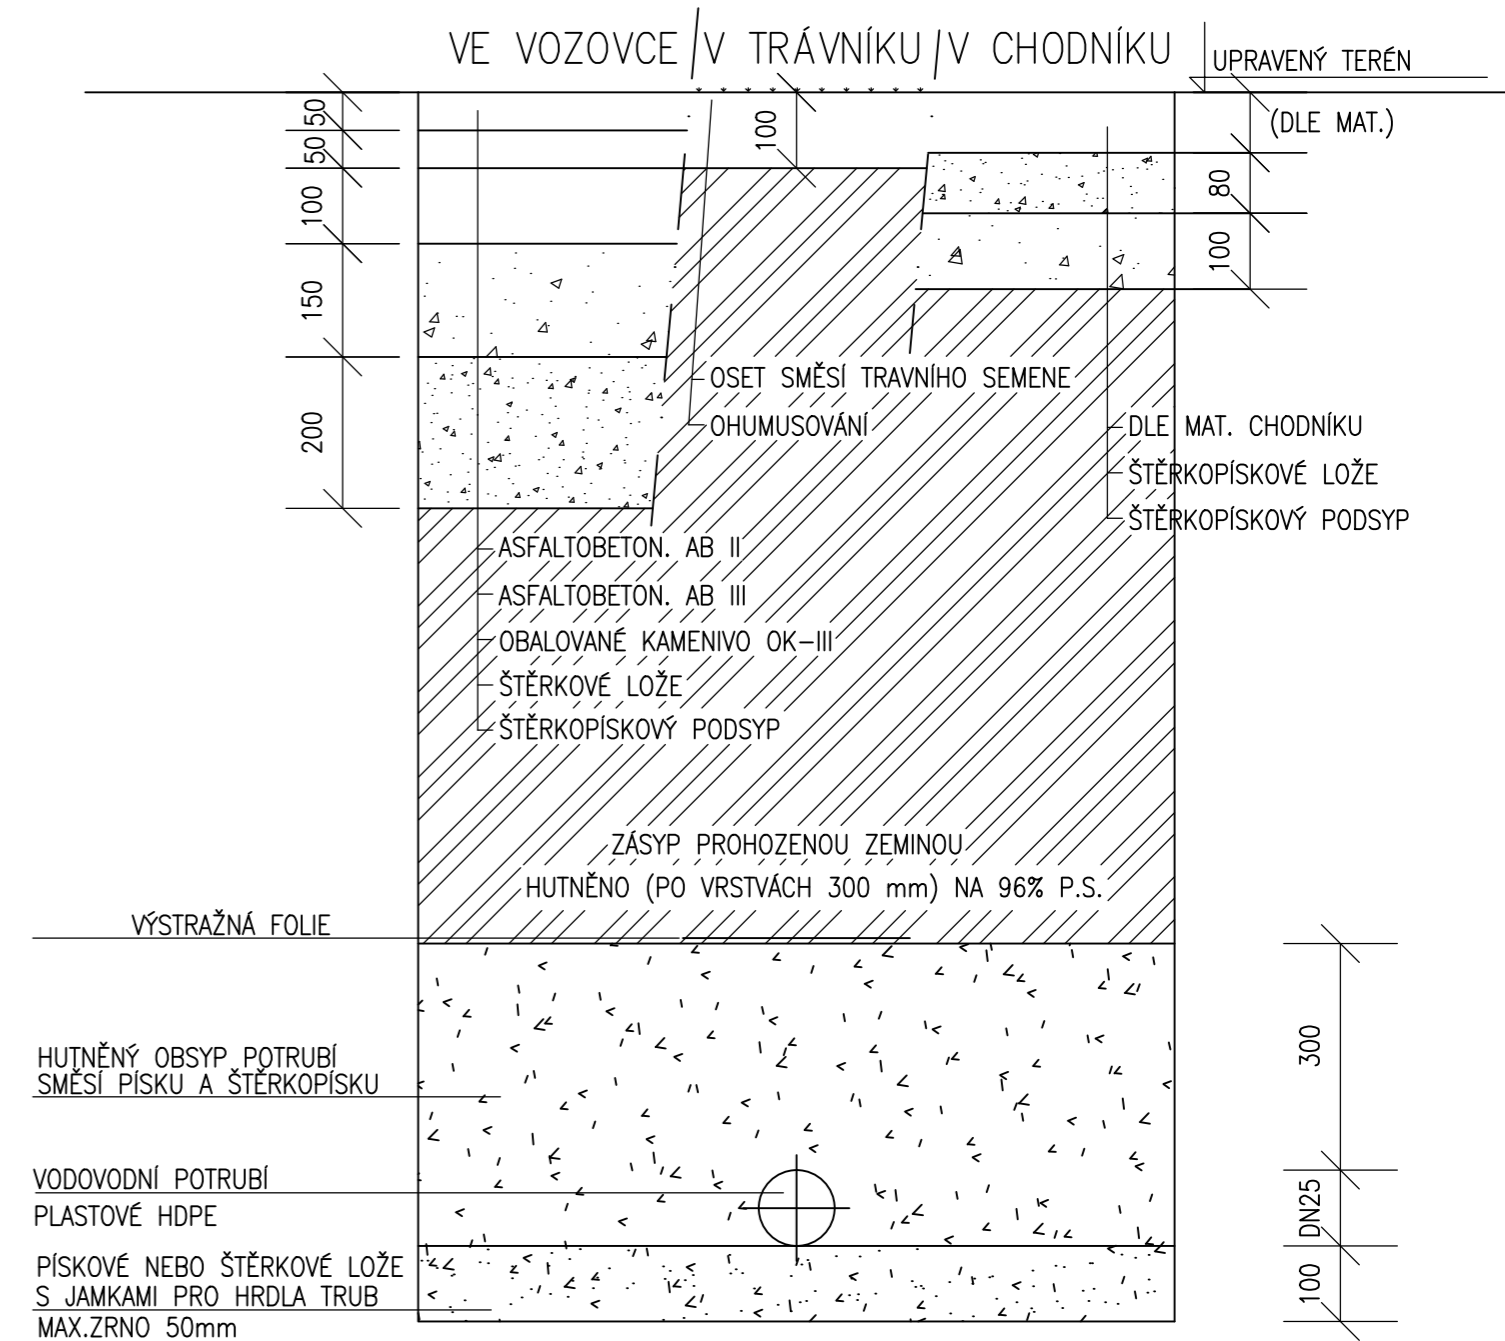


TABULKA MÍSTNOSTÍ – 1.NP		
OZNAČENÍ	POPIS MÍSTNOSTI	PLOCHA (m ²)
1.01	ZÁDVEŘÍ	4,1
1.02	SCHODIŠŤOVÁ CHODBA	9,1
1.03	KOUPELNA	7,6
1.04	POKOJ PRO HOSTY	14,2
1.05	OBÝVACÍ P. S JÍDELNOU	36,2
1.06	KUCHYŇ	14,4
1.07	SPIŽ	3,8
1.08	TECHNICKÁ MÍSTNOST	4,3

LEGENDA

- STUDENÁ VODA
- TEPLÁ VODA
- - - TEPLÁ VODA – CÍRKULACE ZPĚTNÝ OKRUH
- - - SV – vedeno pod podlahou
- - - TV – vedeno pod podlahou
- - - TV CÍRKULACE ZPĚTNÝ OKRUH – vedeno pod podlahou
- - - SV – vedeno pod zákl. deskou

VODOMĚRNÁ SOUSTAVA

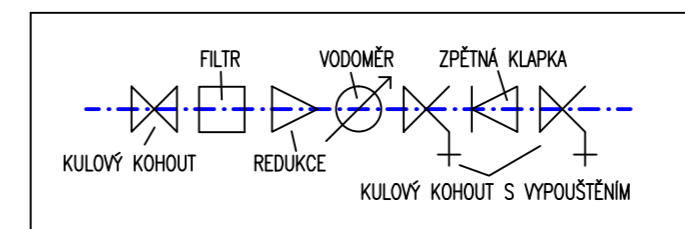


POZNÁMKY

- Prostupy budou řešeny pomocí dřevěných truhlíků tvořících ztracené bednění, prostupy pod základem budou chráněny ocelovou chráničkou
- zařízení předměty jsou umístěny orientačně, přesné umístění bude upřesněno v průběhu realizace stavby
- vedení potrubí NEBUDE zasekáváno do obvodového zdiva, bude řešeno přízdívkami, vedením v podlaže nebo na zdivu.
- ve vodoměrné šachtě bude umístěna vodoměrná soustava

±0,000 = cca 210,00 m.n.m.

Souř. systém S–JTSK
Výškový systém Bpv

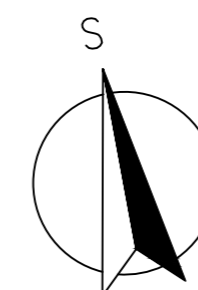

MTPROJEKT

Investor: Ing. Zuzana Jesenská, Jesenského 953/7, 949 01 Nitra, SK
Ing. Marek Vágoi, Trieda Andreja Hlinku 613/20, 949 01 Nitra, SK

Projekční kancelář - MTPROJEKT
Martin Veleman, DiS.
Kostecká 96
Neratovice 277 11
tel: +420 774 176 115
web: www.mtprojekt.cz

Stavba: NOVOSTAVBA RD – Předboj
Kat. území: Předboj, Parc. číslo: 233/246

HIP: Ing. Pavel Dušek	Projektant: Martin Veleman DiS.	Projektant: Ing.arch. Barbora Hnáťová	Číslo zakázky: 17-352
			Datum: 07/2017
			Stupeň: DSP
Výkres: D.1.4 TECHNICA PROSTŘEDÍ STAVEB			Formát: 2 x A4
			Měřítko: 1:75
Výkres: PŮDORYS 1.NP a 2.NP – VODOVOD			Číslo výkresu: Paré
			D.1.4.3