

PŮDORYS 1.NP
ÚROVEŇ ±0,000



TABULKA MÍSTNOSTI

ČÍSLO MÍSTNOSTI	NÁZEV MÍSTNOSTI	POCET ČLOVĚKŮ	PODLAŽNÍ PLOCHA [m ²]
1.01	ZOBĚR	10,25	
1.02	9P2	13,80	
1.03A	OBEDNÍ PRÁZD	52,90	
1.03B	KUCHYŇSKÝ MOJZ	12,90	
1.04	PRÁZDINA	16,75	
1.05A	TECHNICKÁ MÍSTNOST	16,50	
1.05B	SPROSTÉ DO TĚCH - FOTODIVY NA SPOUSTĚNÍ	13,80	
1.06	GAZ2	66,30	
1.07	SKLAD	10,40	
1.08	PRÁZDINA	14,65	
1.09	HLA	9,35	
1.10	KOPELNA + WC	6,15	
1.11	PRÁZD	123,40	
1.12	ZÁHRADNÍ SKLAD	11,95	
1.13	WC	2,00	

LEGENDA:

- POTRUBÍ ČVS Ø 50mm - v podlaže
- POTRUBÍ ČVS Ø 100mm - výtahové
- VÝFUKOVÁ KLAPKA
- AGREGÁT
- STOUPAČKA ČVS Ø 50mm
- VYSAVAČOVÁ ZÁSVUKA
- ŠTĚRBINOVÁ ZÁSVUKA VAC-PAN

- POZN:**
- 1) VYSAVAČOVÉ ZÁSVUKY VE VÝŠCE ELEKTROZÁSVUVEK.
 - 2) VYSAVAČOVÉ ZÁSVUKY V DESIGNU ???
 - 3) PODLAHOVÁ ŠTĚRBINA VAC-PAN V NEREZOVÉM DESIGNU.
 - 4) VEŠKERÉ DRÁŽKY A PROSTUPY PRO ČVS PŘIPRAVIT 75 x 75 mm.
 - 5) V MÍSTĚ VYSAVAČOVÉ ZÁSVUKY PŘIPRAVIT DRÁŽKU ŠÍŘKOU 80 mm HLUBOKOU 100 mm.
 - 6) DALŠÍ SPECIFIKACE VZ TZ

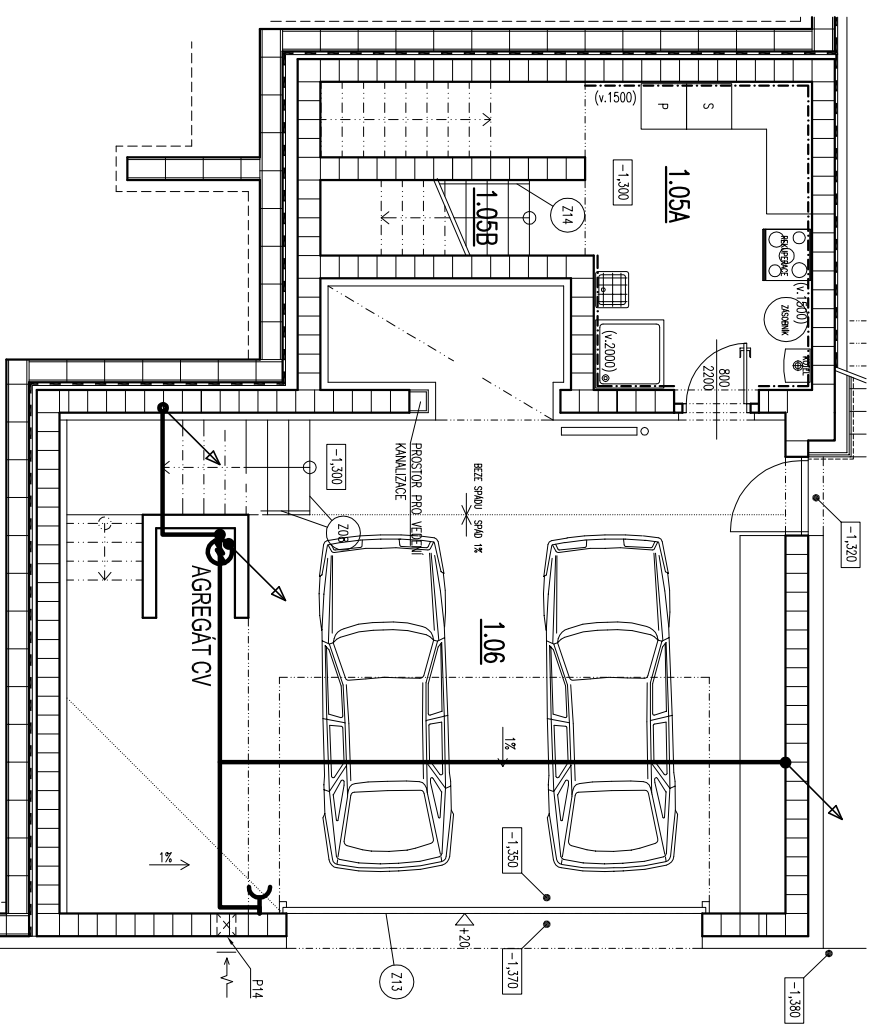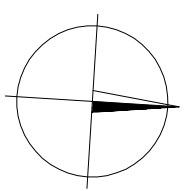

PŮDORYS 1.NP
ÚROVEŇ -1,300

INVESTOR: Ing. Ladislav Janík Vlkova 821/23 130 00 Praha 3		PROJEKTANT: Ing. Michal Rulic Thomayerova 2558, 251 01 Říčany Tel: 702 050 060 michalrulic@gmail.com	
STAVBA: RODINNÝ DŮM na poz.č. 1937/24 a 1937/33 k.ú. Mnišek pod Brdy	ČÁST: D.1.1 ARCHITEKTONICKO STAVEBNÍ ČÁST	HLAVNÍ INŽENÝR PROJEKTU: Ing. Michal Rulic	NÁZEV PŘÍLOHY: PŮDORYS 1.NP CENTRÁLNÍ VYSAVAČ
		ARCHITEKTONICKÝ NÁVRH: Ing arch. Lukáš Hes	Č.PŘÍLOHY: D.1.1
		KOOPERANT: Ing. Michal Rulic	Č.PÁRE: 26
		VYPRACOVAL: Ing. Michal Rulic	
		STUPEŇ: DPS	
		DATAUM: 06/2017	
		ZAK.ČÍSLO: 16010	
		MĚŘÍTKO: 1:100	