

LEGENDA MÍSTNOSTÍ:


Č.M.	ÚČEL MÍSTNOSTI	PLOCHA
1.01	PŘEDSÍŇ	6,00
1.02	CHODBA	11,50
1.03	WC	2,50
1.04	TECH.MÍSTNOST	4,80
1.05	OBYTNÁ KUCHYŇ	37,50
1.06	POKOJ	11,00
1.07	POKOJ	10,00
1.08	LOŽNICE+ŠATNA	13,50
1.09	KOUPELNA	8,80

LEGENDA

o-o-o-o TRUBKOVÉ TĚLESO

--- --- PŘIVODNÍ A ZPĚTNÉ POTRUBÍ

▭ PLOCHY S PODLAHOVÝM VYTÁPĚNÍM

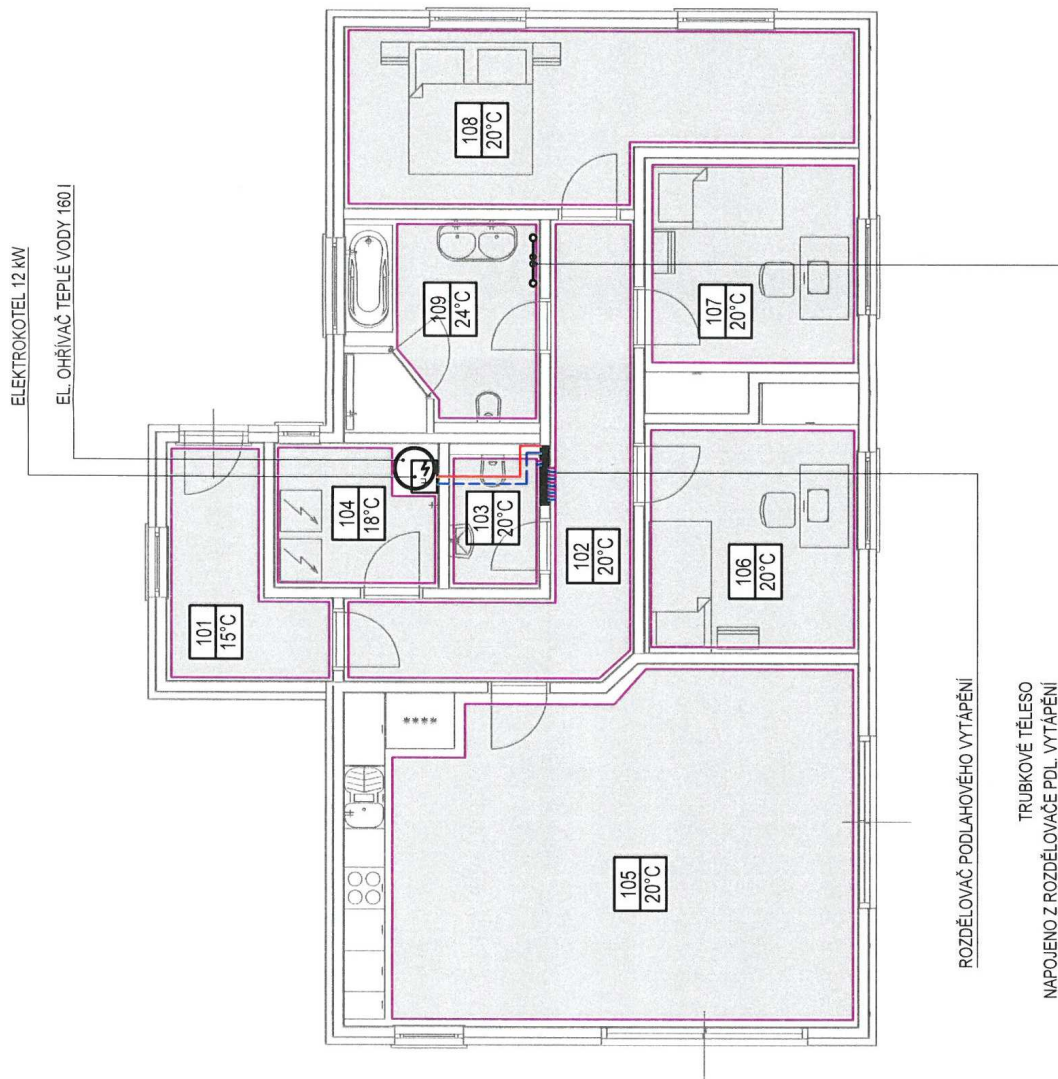

ROZDĚLOVAČ PODLAHOVÉHO VYTÁPĚNÍ

TRUBKOVÉ TĚLESO

NAPOJENO Z ROZDĚLOVAČE PDL. VYTÁPĚNÍ

VÝŠKA 1820mm

TRV15 RŠ15

Jakub Míka

autorizovaný technik pro vytápění
energetický specialista

sidlo : Rumjancevova 1231/13, Liberec 1
IČO: 86793144
č. autorizace: 0501175
tel.: +420 606 138 678
e-mail: jakub.mika@volny.cz

D.1.4. ZAŘÍZENÍ PRO VYTÁPĚNÍ STAVEB

ZODPOVĚDNÝ PROJEKTANT: Jakub Míka

VYPRACOVAL: Jakub Míka

KRESLIL: Jakub Míka

MÍSTO STAVBY: K.Ú. VESELÁ U MNICHOVA HRADISTE

INVESTOR: Jan Nožička, Bakov n.J., Andrea Raclavská, Ml.Boleslav

NAZEV AKCE: RD NA PP.Č.2317 K.Ú. VESELÁ U MNICH.H.

ZMĚNA STAVBY PŘED DOKONČENÍM

NAZEV VÝKRESU: PŮDORYS 1.NP

Č. PARÉ: 162145

ARCHIV: 162145

DATUM: 10/2016

FORMÁT: 2 A4

MĚŘÍTKO: 1/75

STUPĚN: DSP

Č. VÝKRESU: T1