


PŮDORYS 1.NP 1:50

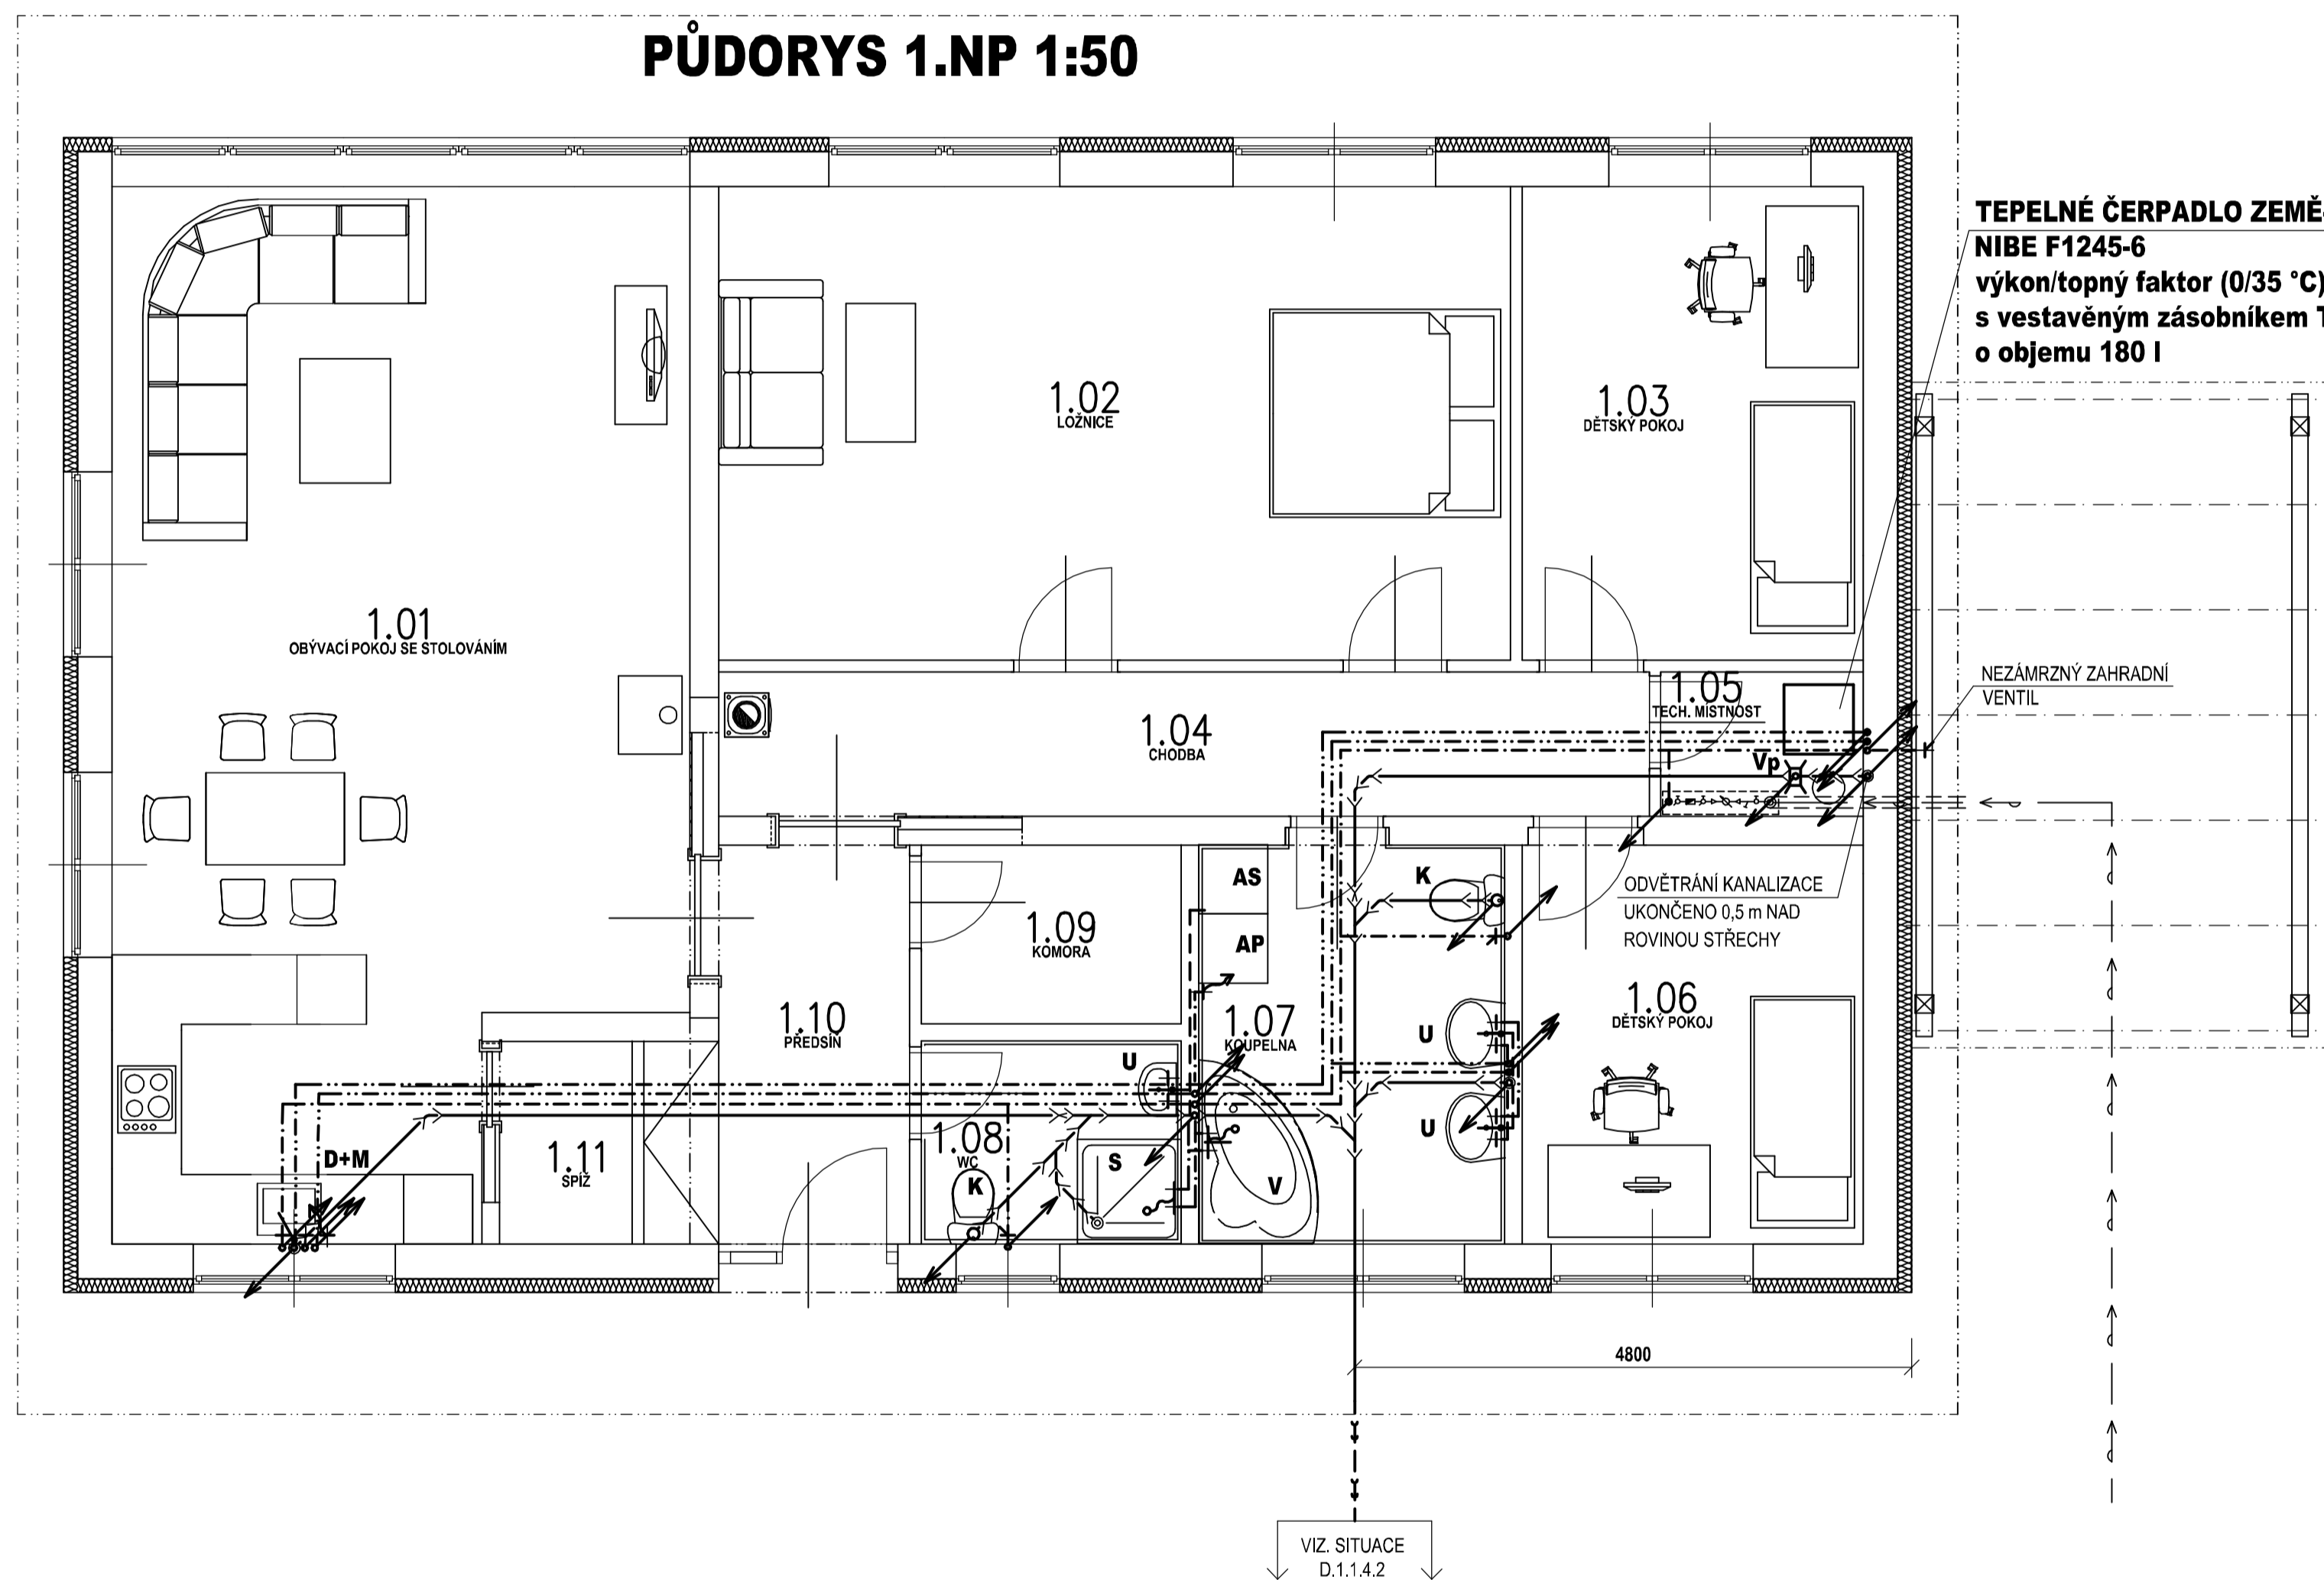

TEPELNÉ ČERPADLO ZEMĚ-VODA
NIBE F1245-6
 výkon/topný faktor (0/35 °C) - 6,1/4,6
 s vestavěným zásobníkem TV
 o objemu 180 l

LEGENDA ZAŘIZOVACÍCH PŘEDMĚTŮ:

- U** Umyvadlo diturvitové
Umyvadlová stojánková baterie s ovládaným vypouštěcím ventilem
- K** Klozeň kombináční + RV 1/2"
- D** Nerezový dřez
Dřezová stojánková baterie s otočným ramenem a výsuvnou dvoučinnou sprchou (upřesnění dle návrhu kuchyně) a zápachovou uzávěrkou s přípojkou pro myčku nádobí a kulovým kloubem na odtoku.
- M** Myčka nádobí
RV 1/2", sifon pro napojení odpadu
- AP** Příprava pro pračku
RV 1/2", sifon pro napojení odpadu
- AS** Příprava pro sušičku
sifon pro napojení odpadu
- V** Vana plastová
Nástěnná vanová termostatická baterie s ohebnou hadicí
- S** Plastová sprchová vanička
Nástěnná sprchová termostatická baterie s ohebnou hadicí
- Vp** Vpust' podlahová

POZNÁMKA: Zařizovací předměty a výtokové baterie dle výběru investora.

LEGENDA ČAR:

- STUDENÁ VODA - Z POTRUBÍ (např. EKOPLASTIK FIBER BASALT PLUS) OPATŘENÉHO TEPELNOU IZOLACÍ
- TEPLÁ VODA - Z POTRUBÍ (např. EKOPLASTIK FIBER BASALT PLUS) OPATŘENÉHO TEPELNOU IZOLACÍ
- CÍRKLULACE - Z POTRUBÍ (např. EKOPLASTIK FIBER BASALT PLUS) OPATŘENÉHO TEPELNOU IZOLACÍ
- KANALIZAČNÍ PŘÍPOJOVACÍ POTRUBÍ Z TVÁROVEK PP - HT SYSTÉM
- KANALIZACE SVODNÉ POTRUBÍ POD BUDOVOU A DO METRU OD BUDOVY PVC - KG SYSTÉM
- VENKOVNÍ SPLAŠKOVÁ KANALIZACE PVC - KG Systém
- VODOVODNÍ PŘÍPOJKA PE d 32 mm, DL=cca 19 m (vč. svíslé části)

ZODPOVĚDNÝ PROJEKTANT	VYPRACOVAL	KRESLIL	
KRAJ	OBEC	ÚRAD	
INVESTOR			
AKCE	NOVOSTAVBA RODINNÉHO DOMU		FORMÁT 3xA4
SO 01 - HLAVNÍ OBJEKT Díl 4 - Zařízení zdravotně technických instalací			DATUM 02/2015
			STUPEŇ PD DUR+DSP
			EVENT. Č. AKCE 14021
NÁZEV VÝKRESU	PŮDORYS 1.NP	MĚŘÍTKO 1:50	ČÍSLO VÝKRESU D.1.1.4.3