



POHLED "P"

 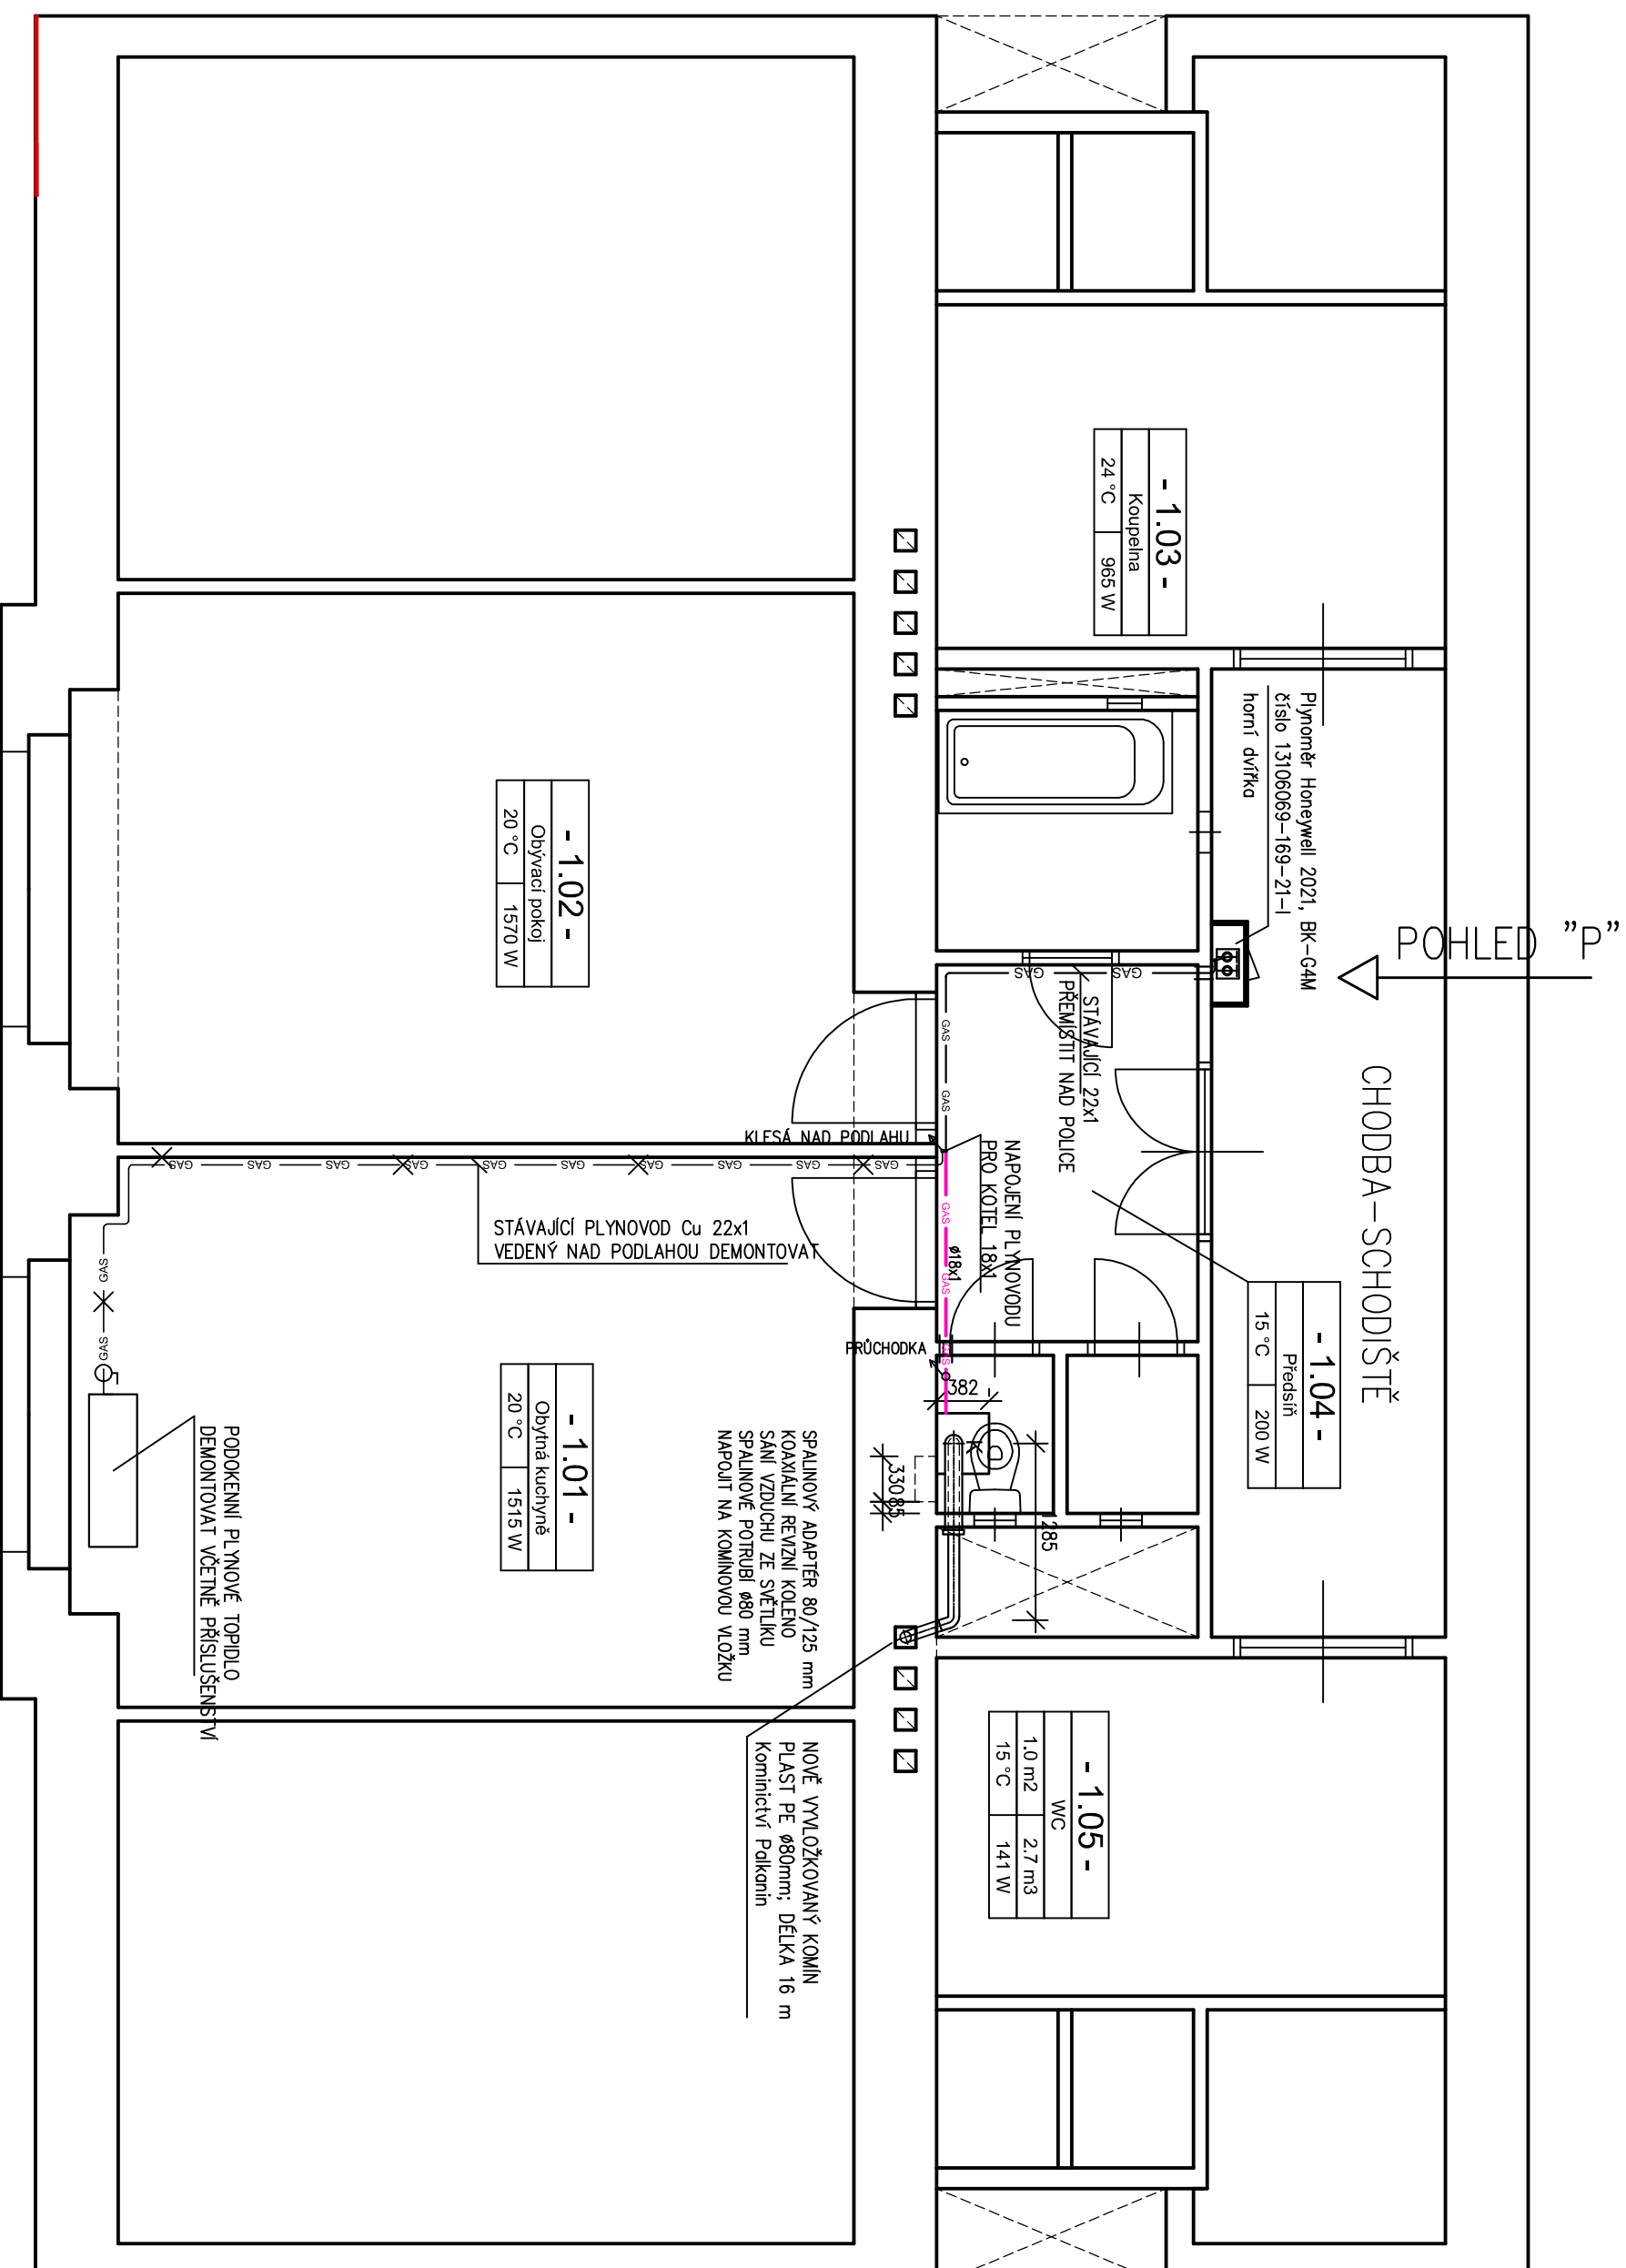


SCHEMA-AXANOMETRIE

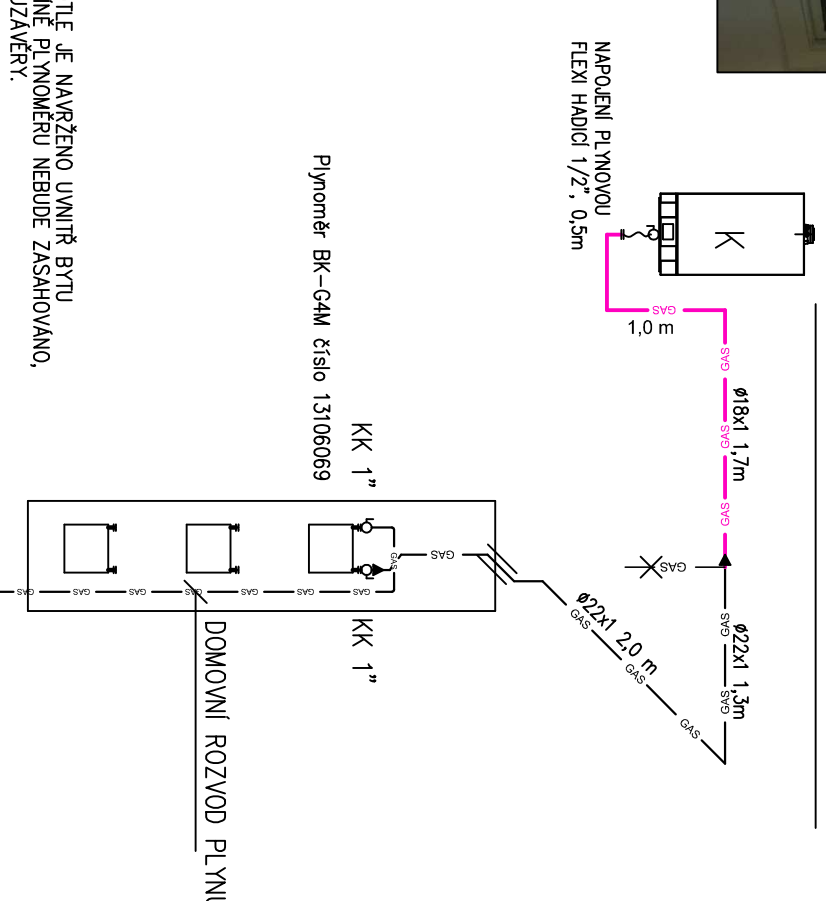


POZNÁMKA:
NAPOLNĚNÍ PLYNOVODU KOTLE JE NAVRŽENO UVNITŘ BYTU V PŘEDSTÍHĚ 1.04. DO SKŘÍŇE PLYNOMĚRU NEBUDE ZASAHOVÁNO. POUŽE K MANIPULACI S UZÁVĚRY.

LEGENDA POTRUBÍ:



LEGENDA ZAŘÍZENÍ:

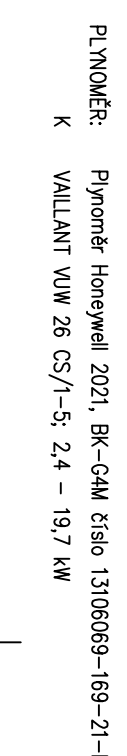

Stavebník: Bytové družstvo Jirečkova 11, Praha 7 Jirečkova 11, 170 00 Praha 7	Vypracoval: Ing. Pavel ROUS
Akce: Vytápění bytu Sulovských	Odpovědný projektant: Ing. Pavel ROUS
Místo: Jirečkova 11, 170 00 Praha 7	Stupeň: DPS
Části PD: D.1 DOKUMENTACE STAVEBNÍHO OBJEKTU - RD D.1.4.2 TECHNICKÁ PROSTŘEDÍ STRAŽEB - VYTÁPĚNÍ	Formát: Datum: 06/2023
Obsah: PŮDORYS 2.NP-PLYNOVOD	Měřítko: 1 : 50
	Číslo výkresu: D.1.4_03
	Paré:

Pavel Rous s.r.o., Na Blatech 453, 250 64 Měšice; tel.: 602253749; e-mail: pavel.rous51@gmail.com