


BJ.13 Renata Slachová

A-A' B-B' C-C'

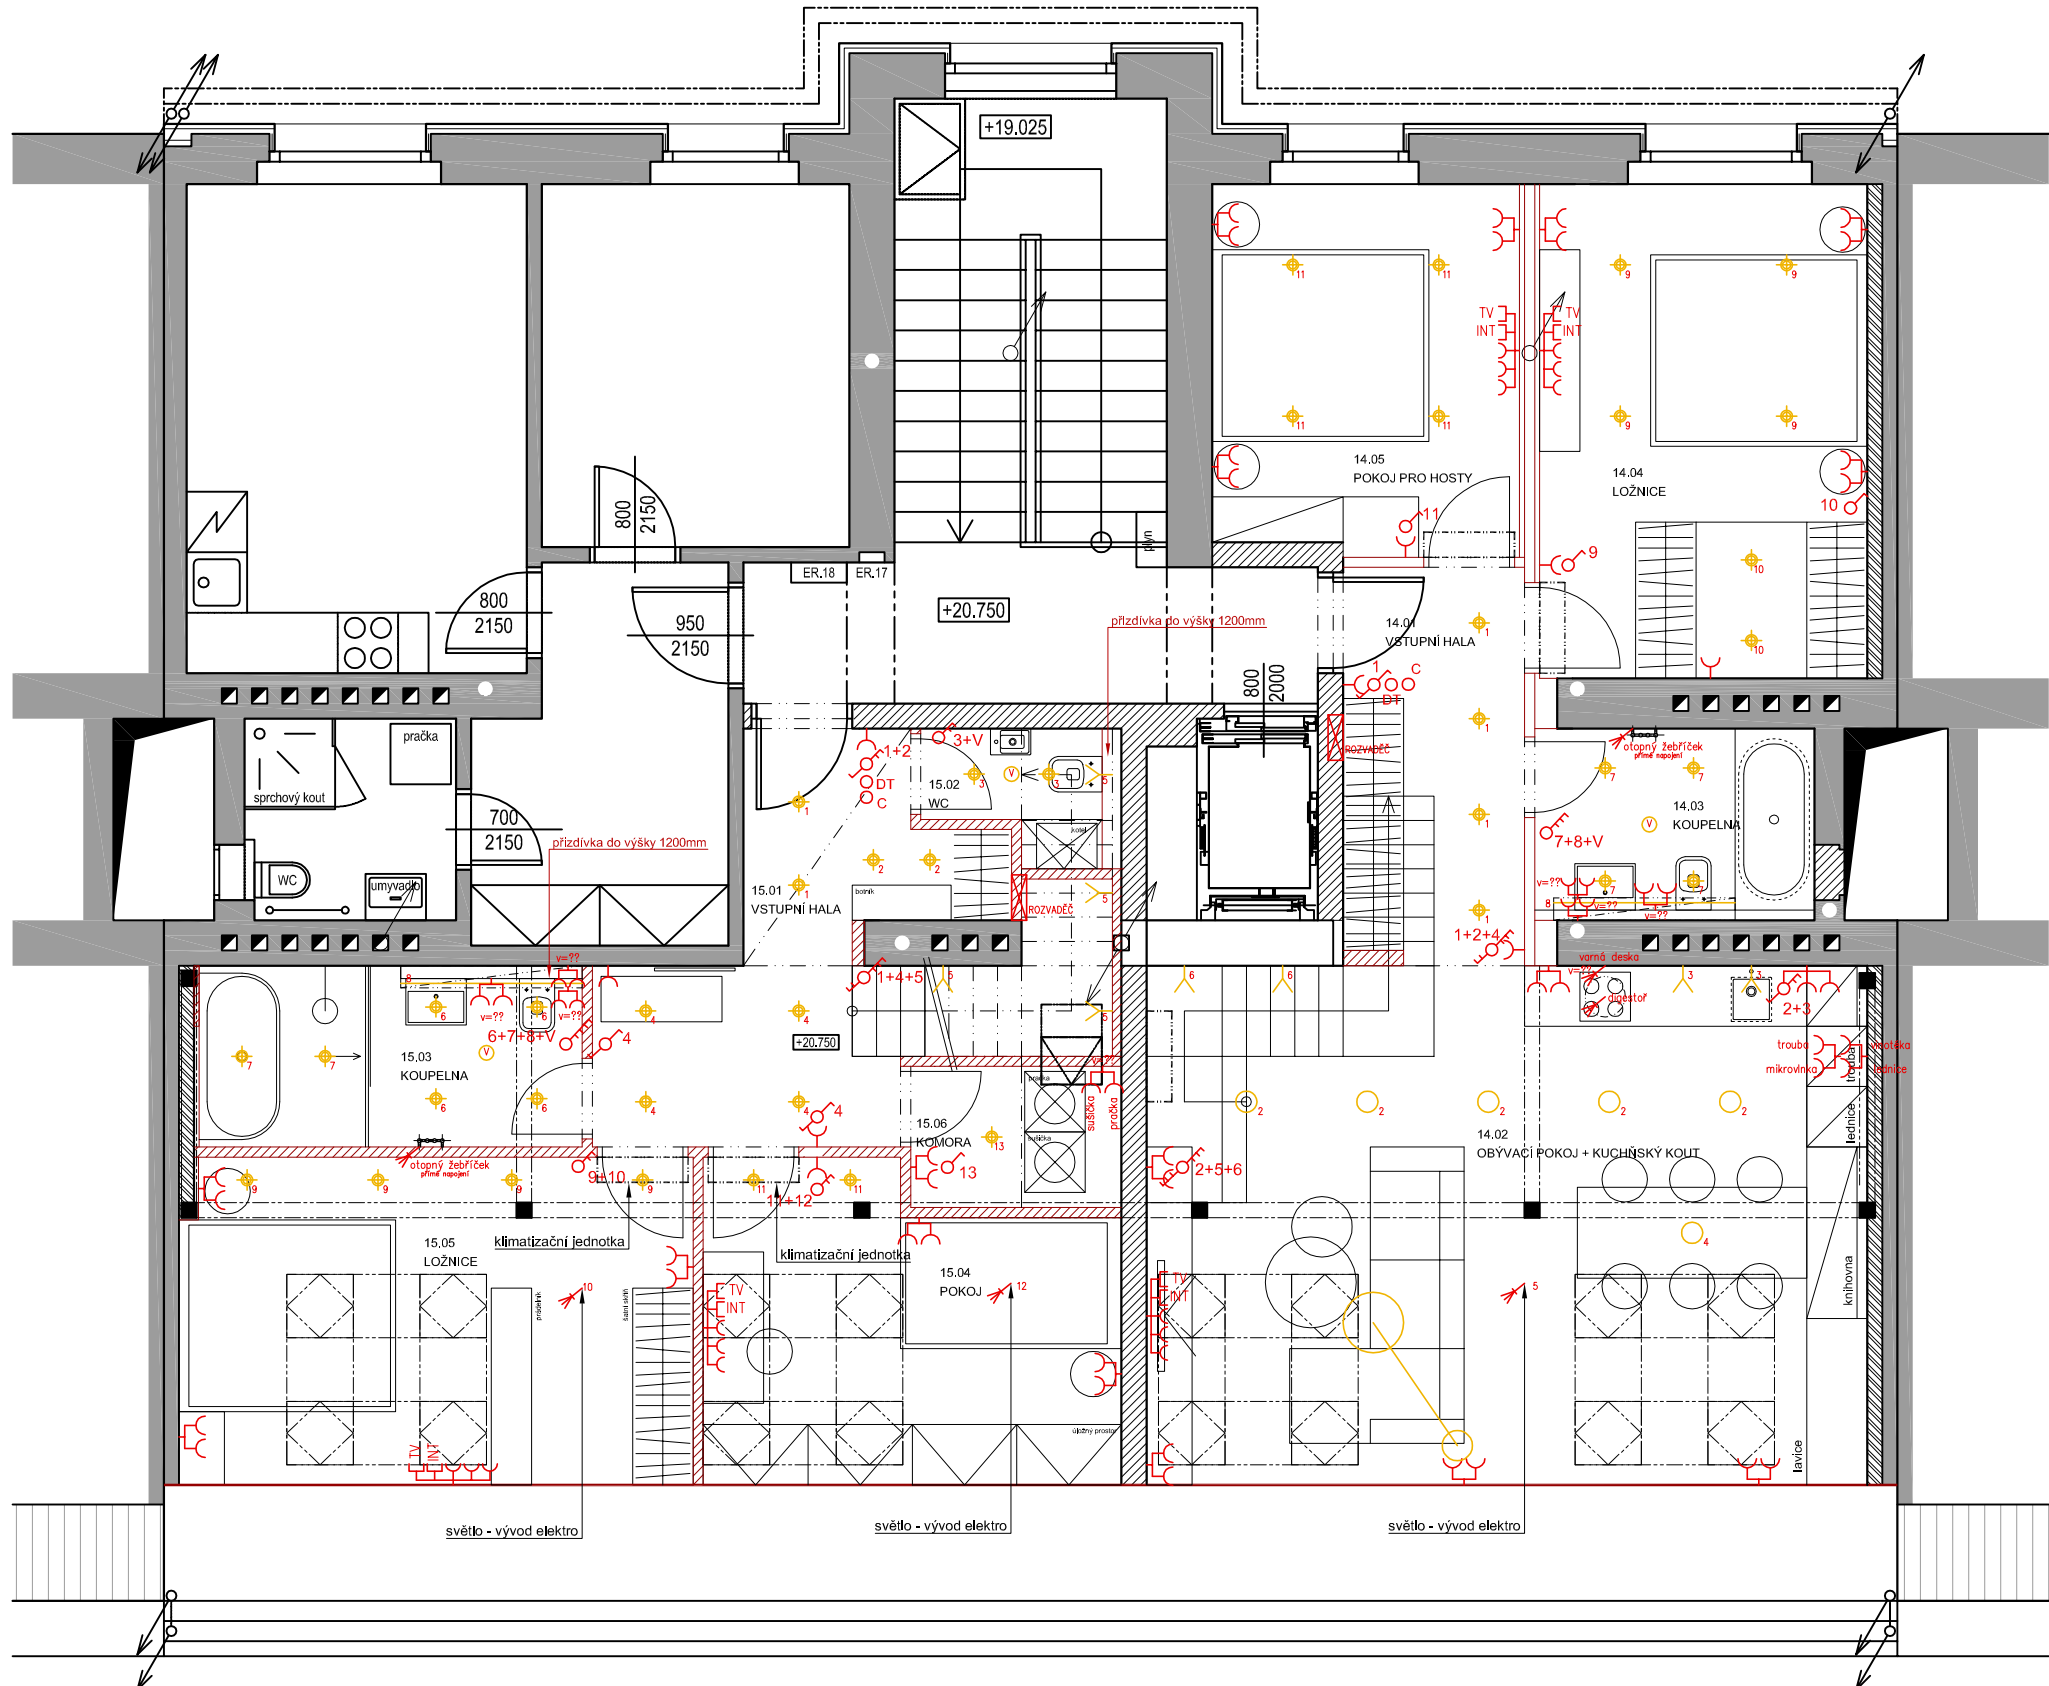

LEGENDA

 
- STROPNÍ SVĚŠENÉ SVÍTIDLO
- STROPNÍ PŘÍSAZENÉ SVÍTIDLO
- STROPNÍ ZAPUŠTĚNÉ SVÍTIDLO
- NASTĚNNÉ SVÍTIDLO
- LED
- STOJACÍ LAMPA
- 1-VYPÍNAČ
- VÍCE-VYPÍNAČ
- DVOJZÁSUVKA VÍCE RÁMEČEK
- OVLÁDANÁ ZÁSUVKA
- SLABOPROUD

POKUD NENÍ UVEDENO JINAK, VYPÍNAČE JSOU VE VÝŠCE 1200MM, ZÁSUVKY 200MM NAD PODLAHOU


- DT - domovní telefon
- C - centrální vypínač - vypnutí všech svítidel
- V - větrák s doběhem
- T - termostat - DOREŠIT!

POZNÁMKA:

- \_KUCHYNĚ - KÓTY ELEKTRO - PŘÍPRAVA
- \_KOUPELNA - KÓTY ELEKTRO PODROBNĚ VE VÝKRESE \_VÝVODOVÝ PLÁN KOUPELNA
- \_WC - KÓTY ELEKTRO PODROBNĚ VE VÝKRESE \_VÝVODOVÝ PLÁN WC
- \_ELEKTRO PŘÍPRAVA PRO KOTEL DLE PROJEKTU TOPENÍ
- \_ELEKTRO PŘÍPRAVA PRO KLIMATIZACI DLE PROJEKTU TOPENÍ
- \_podlahové topení v koupelně???
- \_ořádní oken???
- \_VĚTRÁK V KOMORÁCH???



A-A' B-B' C-C'

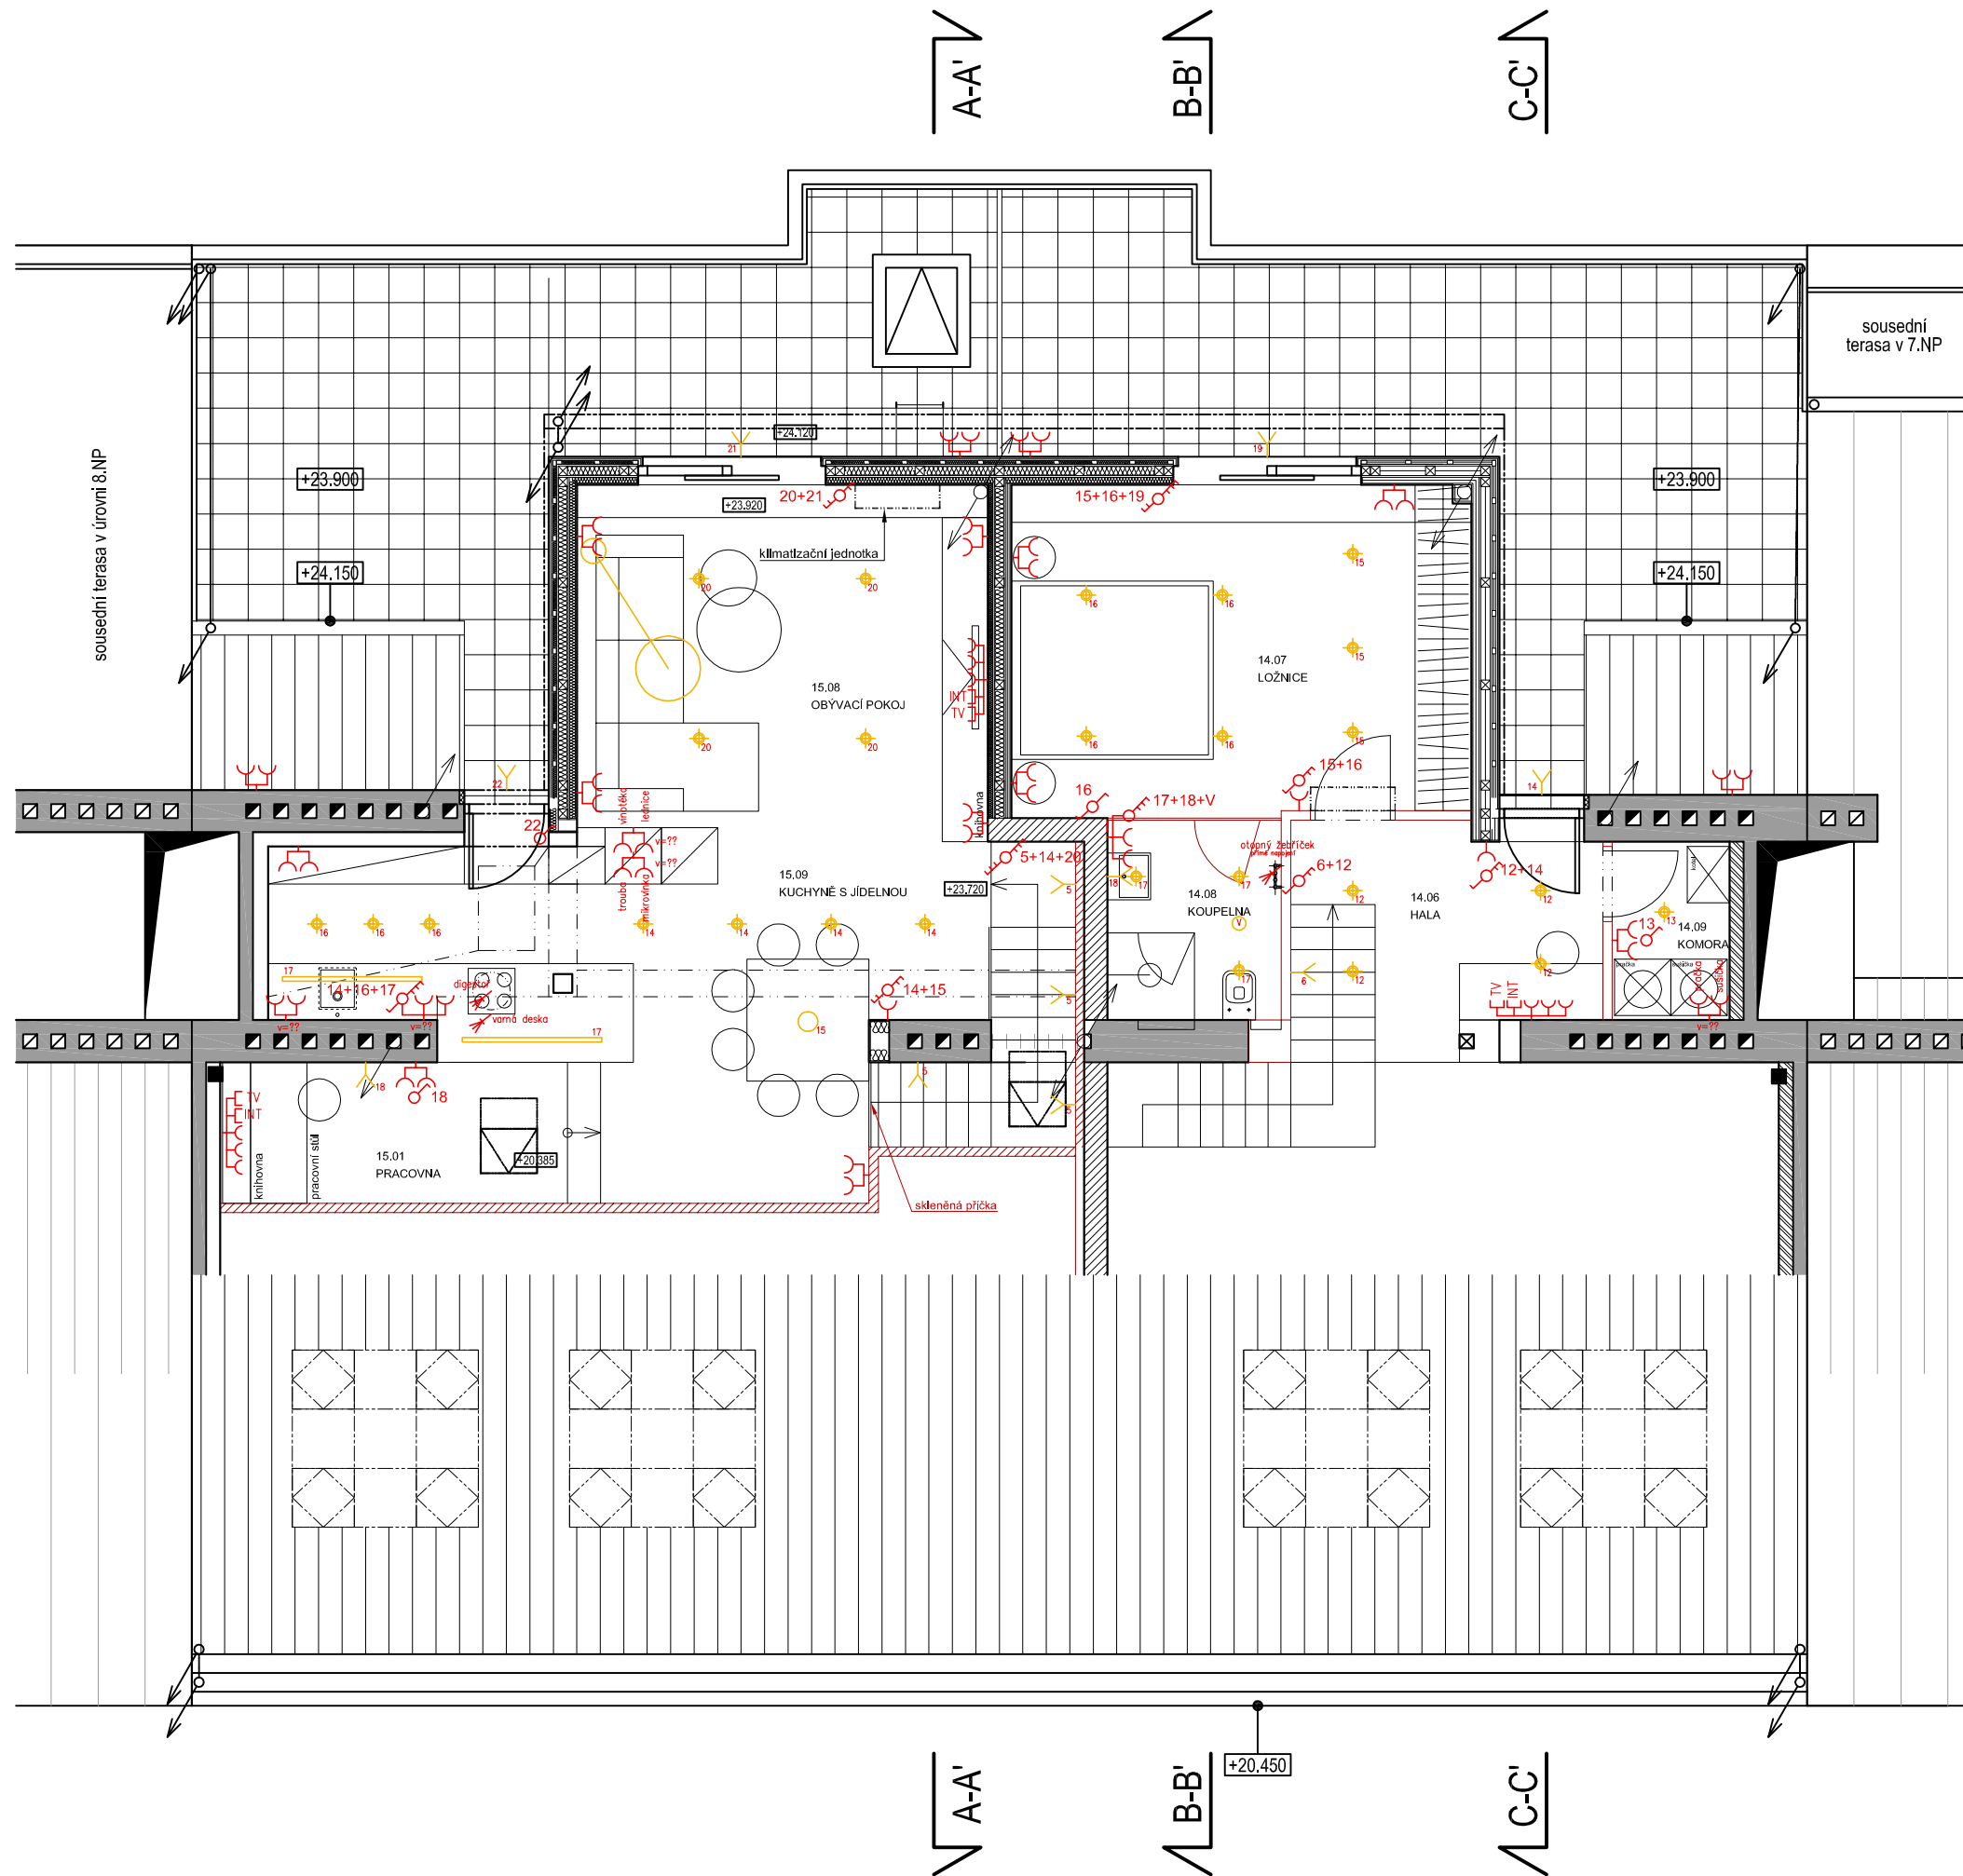

LEGENDA

 
- STROPNÍ SVĚŠENÉ SVÍTIDLO
- STROPNÍ PŘÍSAZENÉ SVÍTIDLO
- STROPNÍ ZAPUŠTĚNÉ SVÍTIDLO
- NASTĚNNÉ SVÍTIDLO
- LED
- STOJACÍ LAMPA
- 1-VYPÍNAČ
- VÍCE-VYPÍNAČ
- DVOJZÁSUVKA VÍCE RÁMEČEK
- OVLÁDANÁ ZÁSUVKA
- SLABOPROUD

POKUD NENÍ UVEDENO JINAK, VYPÍNAČE JSOU VE VÝŠCE 1200MM, ZÁSUVKY 200MM NAD PODLAHOU

DT – domovní telefon  
 C – centrální vypínač – vypnutí všech svítidel  
 V – větrák s doběhem  
 T – termostat – DOREŠIT!

POZNÁMKA:

- \_KUCHYNE – KÓTY ELEKTRO – PŘÍPRAVA
- \_KOUPELNA – KÓTY ELEKTRO PODROBNĚ VE VÝKRESE \_VÝVODOVÝ PLÁN KOUPELNA
- \_WC – KÓTY ELEKTRO PODROBNĚ VE VÝKRESE \_VÝVODOVÝ PLÁN WC
- \_ELEKTRO PŘÍPRAVA PRO KOTEL DLE PROJEKTU TOPENÍ
- \_ELEKTRO PŘÍPRAVA PRO KLIMATIZACI DLE PROJEKTU TOPENÍ
- \_podlahové topení v koupelně???
- \_ořádní oken???
- \_VĚTRÁK V KOMORÁCH??



ADRESA <b>ŠIMÁČKOVA 10, PRAHA 7</b>	MĚŘÍTKO 1:75	DATUM 17/09/2020
VÝKRES <b>PŮDORYS 8NP _schéma ELEKTRO</b>	ČÍSLO VÝKRESU 01	REVIZE 01
Ing.arch. Eva Mohylová, e: e.mohylova@gmail.com,		m: +420 777 808 613