 
 
 
 





**LEGENDA:**

-  POTRUBÍ PŘÍVODNÍHO VZDUCHU (SUP)
-  POTRUBÍ VÝFUKU VZDUCHU (EHA)
-  POTRUBÍ ODVOD VZDUCHU (ETA)
-  POTRUBÍ SÁNÍ VZDUCHU (ODA)
-  MNOŽSTVÍ VZDUCHU PŘIVEZENÉHO (m<sup>3</sup>/h)  
MNOŽSTVÍ VZDUCHU ODVEDENÉHO (m<sup>3</sup>/h)
-  TLAČÍTKO NÁRAZOVÉHO VĚTRÁNÍ



±0,000=275,760 m.n.m. Bpv

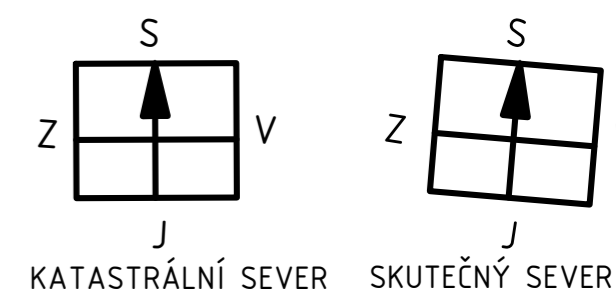Odp. projektant	Ing. Zdeněk Janík	ING. RADEK PARTIKA Nízkoenergetická a pasivní výstavba projekční a realizační činnost Kurdejov 253, 693 01 Kurdejov tel.: 603229275 email: radek.partika@gmail.com
Kontroloval	Ing. Radek Partika	
Vypracoval	Ing. Lukáš Hartenberger	
Stavebník	Průša Petr Mgr., S. K. Neumanna 868, Rakovník II, 26901 Rakovník Průšová Barbora Mgr., Chlumecká 378, 40339 Chlumeč	
Místo stavby	PARCELA ČÍSLO 899/445 v KÚ SKOROTICE U ÚSTÍ NAD LABEM (748480)	
Stavba:	<b>NOVOSTAVBA PASIVNÍHO RD SKOROTICE</b>	
Obsah:	VZDUCHOTECHNIKA 1PP	Formát: A2 Datum: 15.05.2018 Stupeň: DPS Číslo zakázky
	Měřítko: 1:50	Označení přílohy: D.1.4.5